


RZUT PIĘTRA

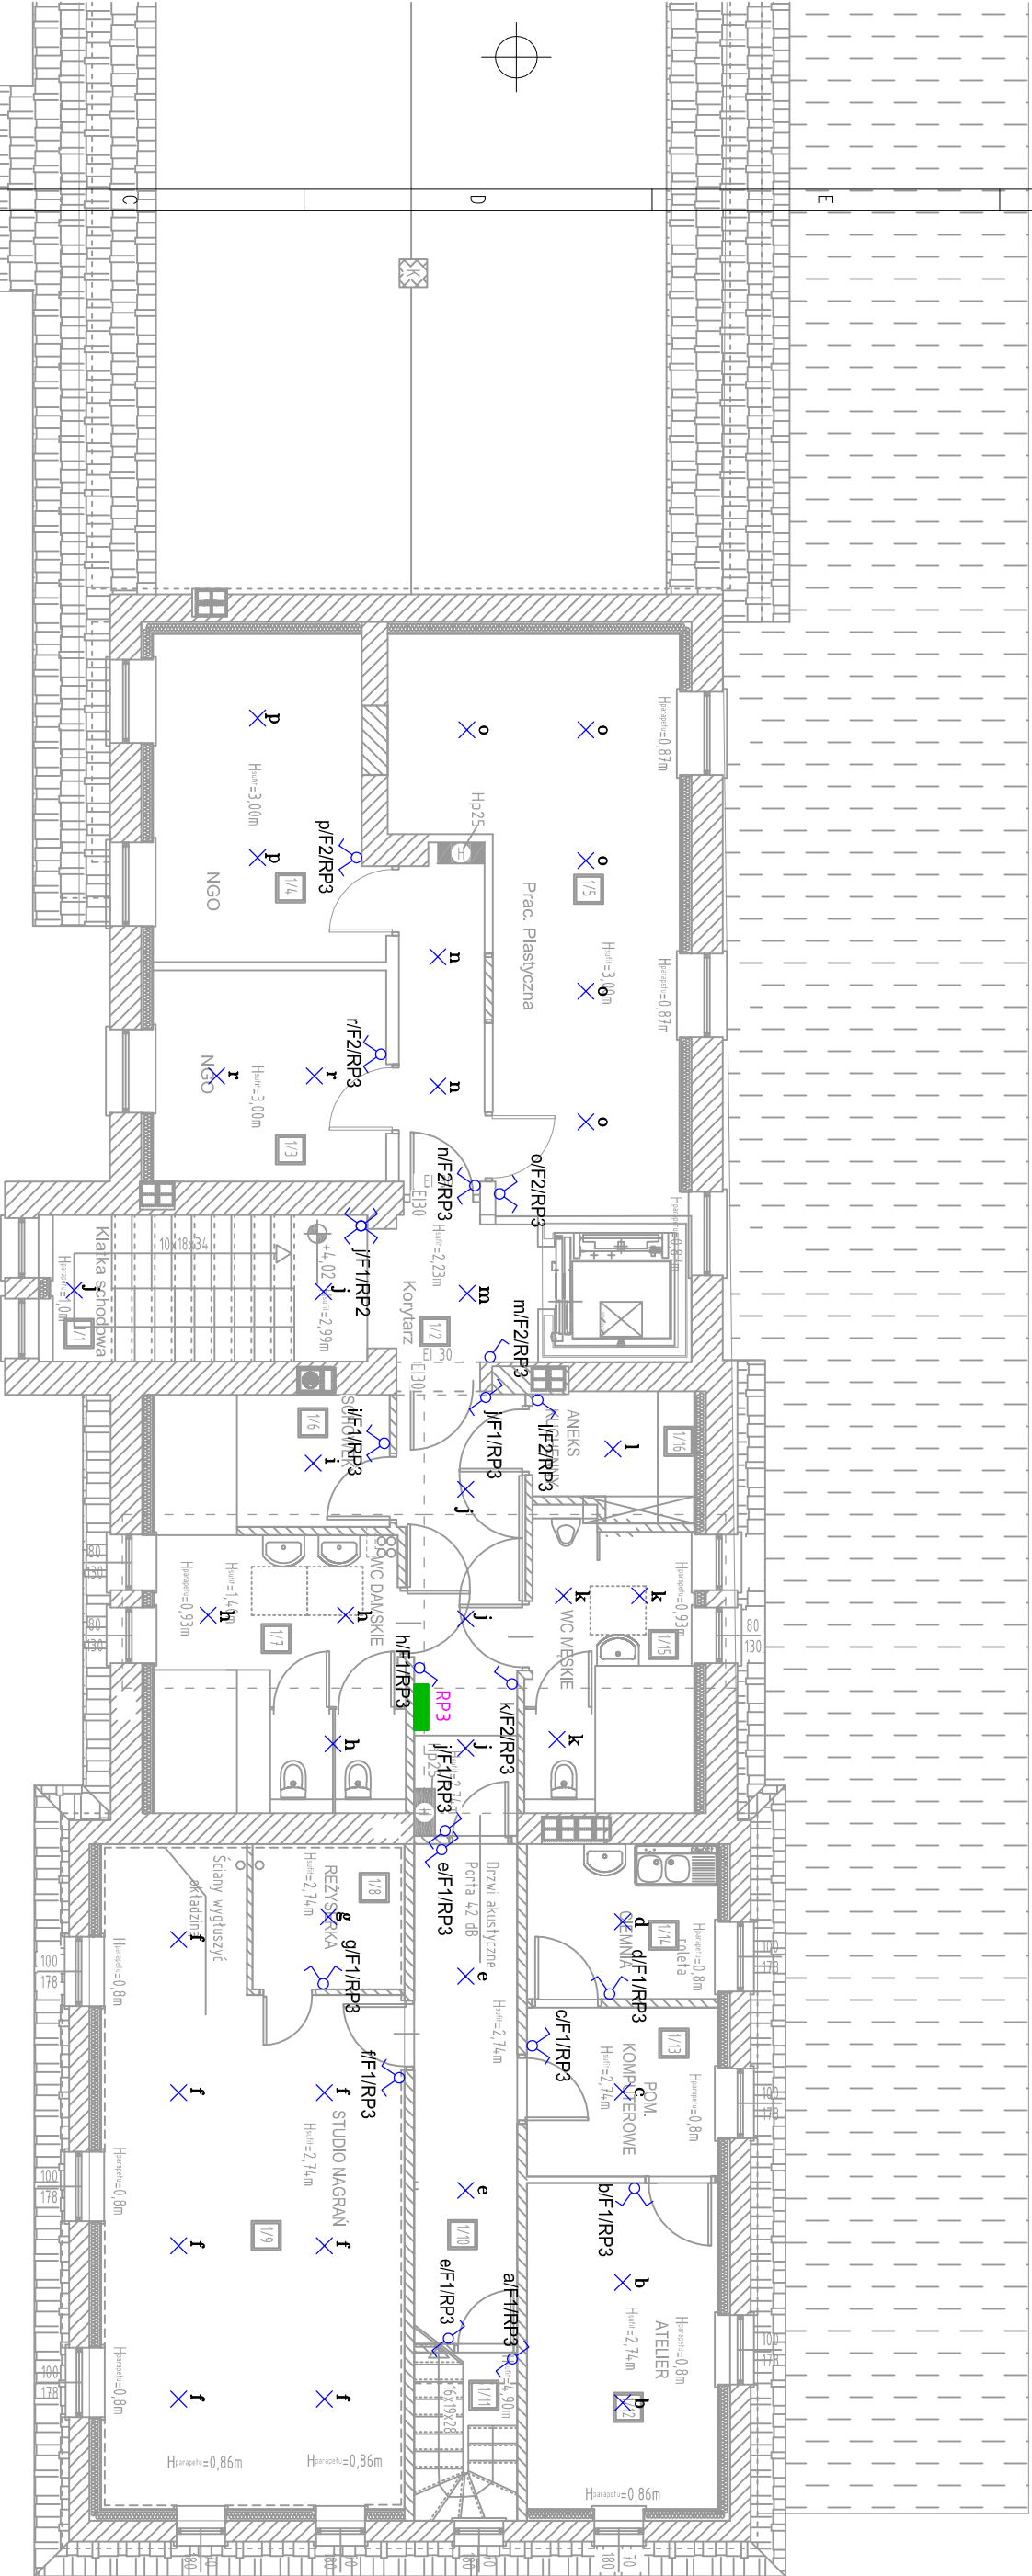

Zestawienie pomieszczeń – BUDYNEK DWORCA		
I PIĘTRO		
Nr	Nazwa	Podłoga
	Powierzchnia	m2
1/1	Klatka schodowa	9,92
1/2	Korytarz	11,30
1/3	NGO	10,18
1/4	NGO	14,72
1/5	Prac. Plastyczna	26,89
1/6	Schowek	6,44
1/7	WC damskie	14,15
1/8	Reżyserka	4,57
1/9	Studio nagrań	37,86
1/10	Korytarz	21,20
1/11	Klatka schodowa	3,59
1/12	Atelier	12,90
1/13	Pom. komputerowe	6,68
1/14	Ciemnia	6,13
1/15	WC męskie	9,91
1/16	Aneks kuchenny	4,00
Łącznie		201,44

- LEGENDA:**
- ŁĄCZNIK SCHODOWY
 - ŁĄCZNIK ŚWIECZNIKOWY
 - ŁĄCZNIK JEDNOBIEGUNOWY
 - PUNKT OŚWIETLENIOWY - OSTATECZNA LOKALIZACJA
 - OPRAW NA PODSTAWIE OBLICZEŃ OŚWIETLENIA
 - WG. PROJEKTU WYKONAWCZEGO.

- UWAGI:**
- PRZEJŚCIA PRZEWODÓW PRZEZ GRANICE STREF POŻAROWYCH NALEŻY ZABEZPIECZYĆ MATERIAŁAMI O ODPOWIEDNIEJ WYTRZYMAŁOŚCI OGNIOWEJ ATESTOWANYMI P.POŻ.
 - PRZEWODY I KABELE UKŁADAĆ P.T.
 - PODŁĄCZENIA WSZYSTKICH URZĄDZEŃ WYKONAĆ ZGODNIE Z DTR, ORAZ W POROZUMIENIU Z DOSTAWCAMI POSZCZEGÓLNYCH URZĄDZEŃ.
 - STOSOWAĆ OSPRZĘT O IP ODPOWIEDNIM DLA POMIESZCZENIA.
 - RYSunEK ROZPATRYWAĆ ŁĄCZNIE Z RYSUNKIEM ARCHITEKTONICZNYM.
 - TYPy OPRAW OŚWIETLENIOWYCH W PROJEKCIE WYKONAWCZYM, DOBÓR OPRAW WYKONAĆ NA PODSTAWIE WYKONANYCH UPRZEDNIO OBLICZEŃ NATĘŻENIA OŚWIETLENIA, STOSUJĄC SIĘ DO WYMOGÓW NORMOWYCH.

CAD projekt ul. Montużki 10A 59-800 Łubań tel. 71 55 25		INWESTOR: Urząd Miasta ul. 11 Listopada 35 59-850 Świeradów Zdrój		TYTUŁ RYSUNKU: Instalacje oświetleniowe - I piętro		SKALA: 1:100	
PROJEKTANT: mgr inż. Łukasz Burzała mgr inż. Krzysztof Zawadzki mgr inż. Krzysztof Zawadzki		OBJEKT/ADRES: Adaptacja budynku byłego dworca kolejowego wraz z otoczeniem na centrum muzealno-kulturalne w Świeradowie-Zdroju dz. nr k. 1, 31. A/13, obr. 0005 Świeradów Zdrój		PODPIS: mgr inż. Łukasz Burzała mgr inż. Krzysztof Zawadzki mgr inż. Krzysztof Zawadzki		NR RYSUNKU: 7/E	
DATA: 02.2016							