


MAPA SYTUACYJNO - WYSOKOŚCIOWA
do celów projektowych
skala 1: 500

KERG 02_1-04-44/2013

461.144.0631

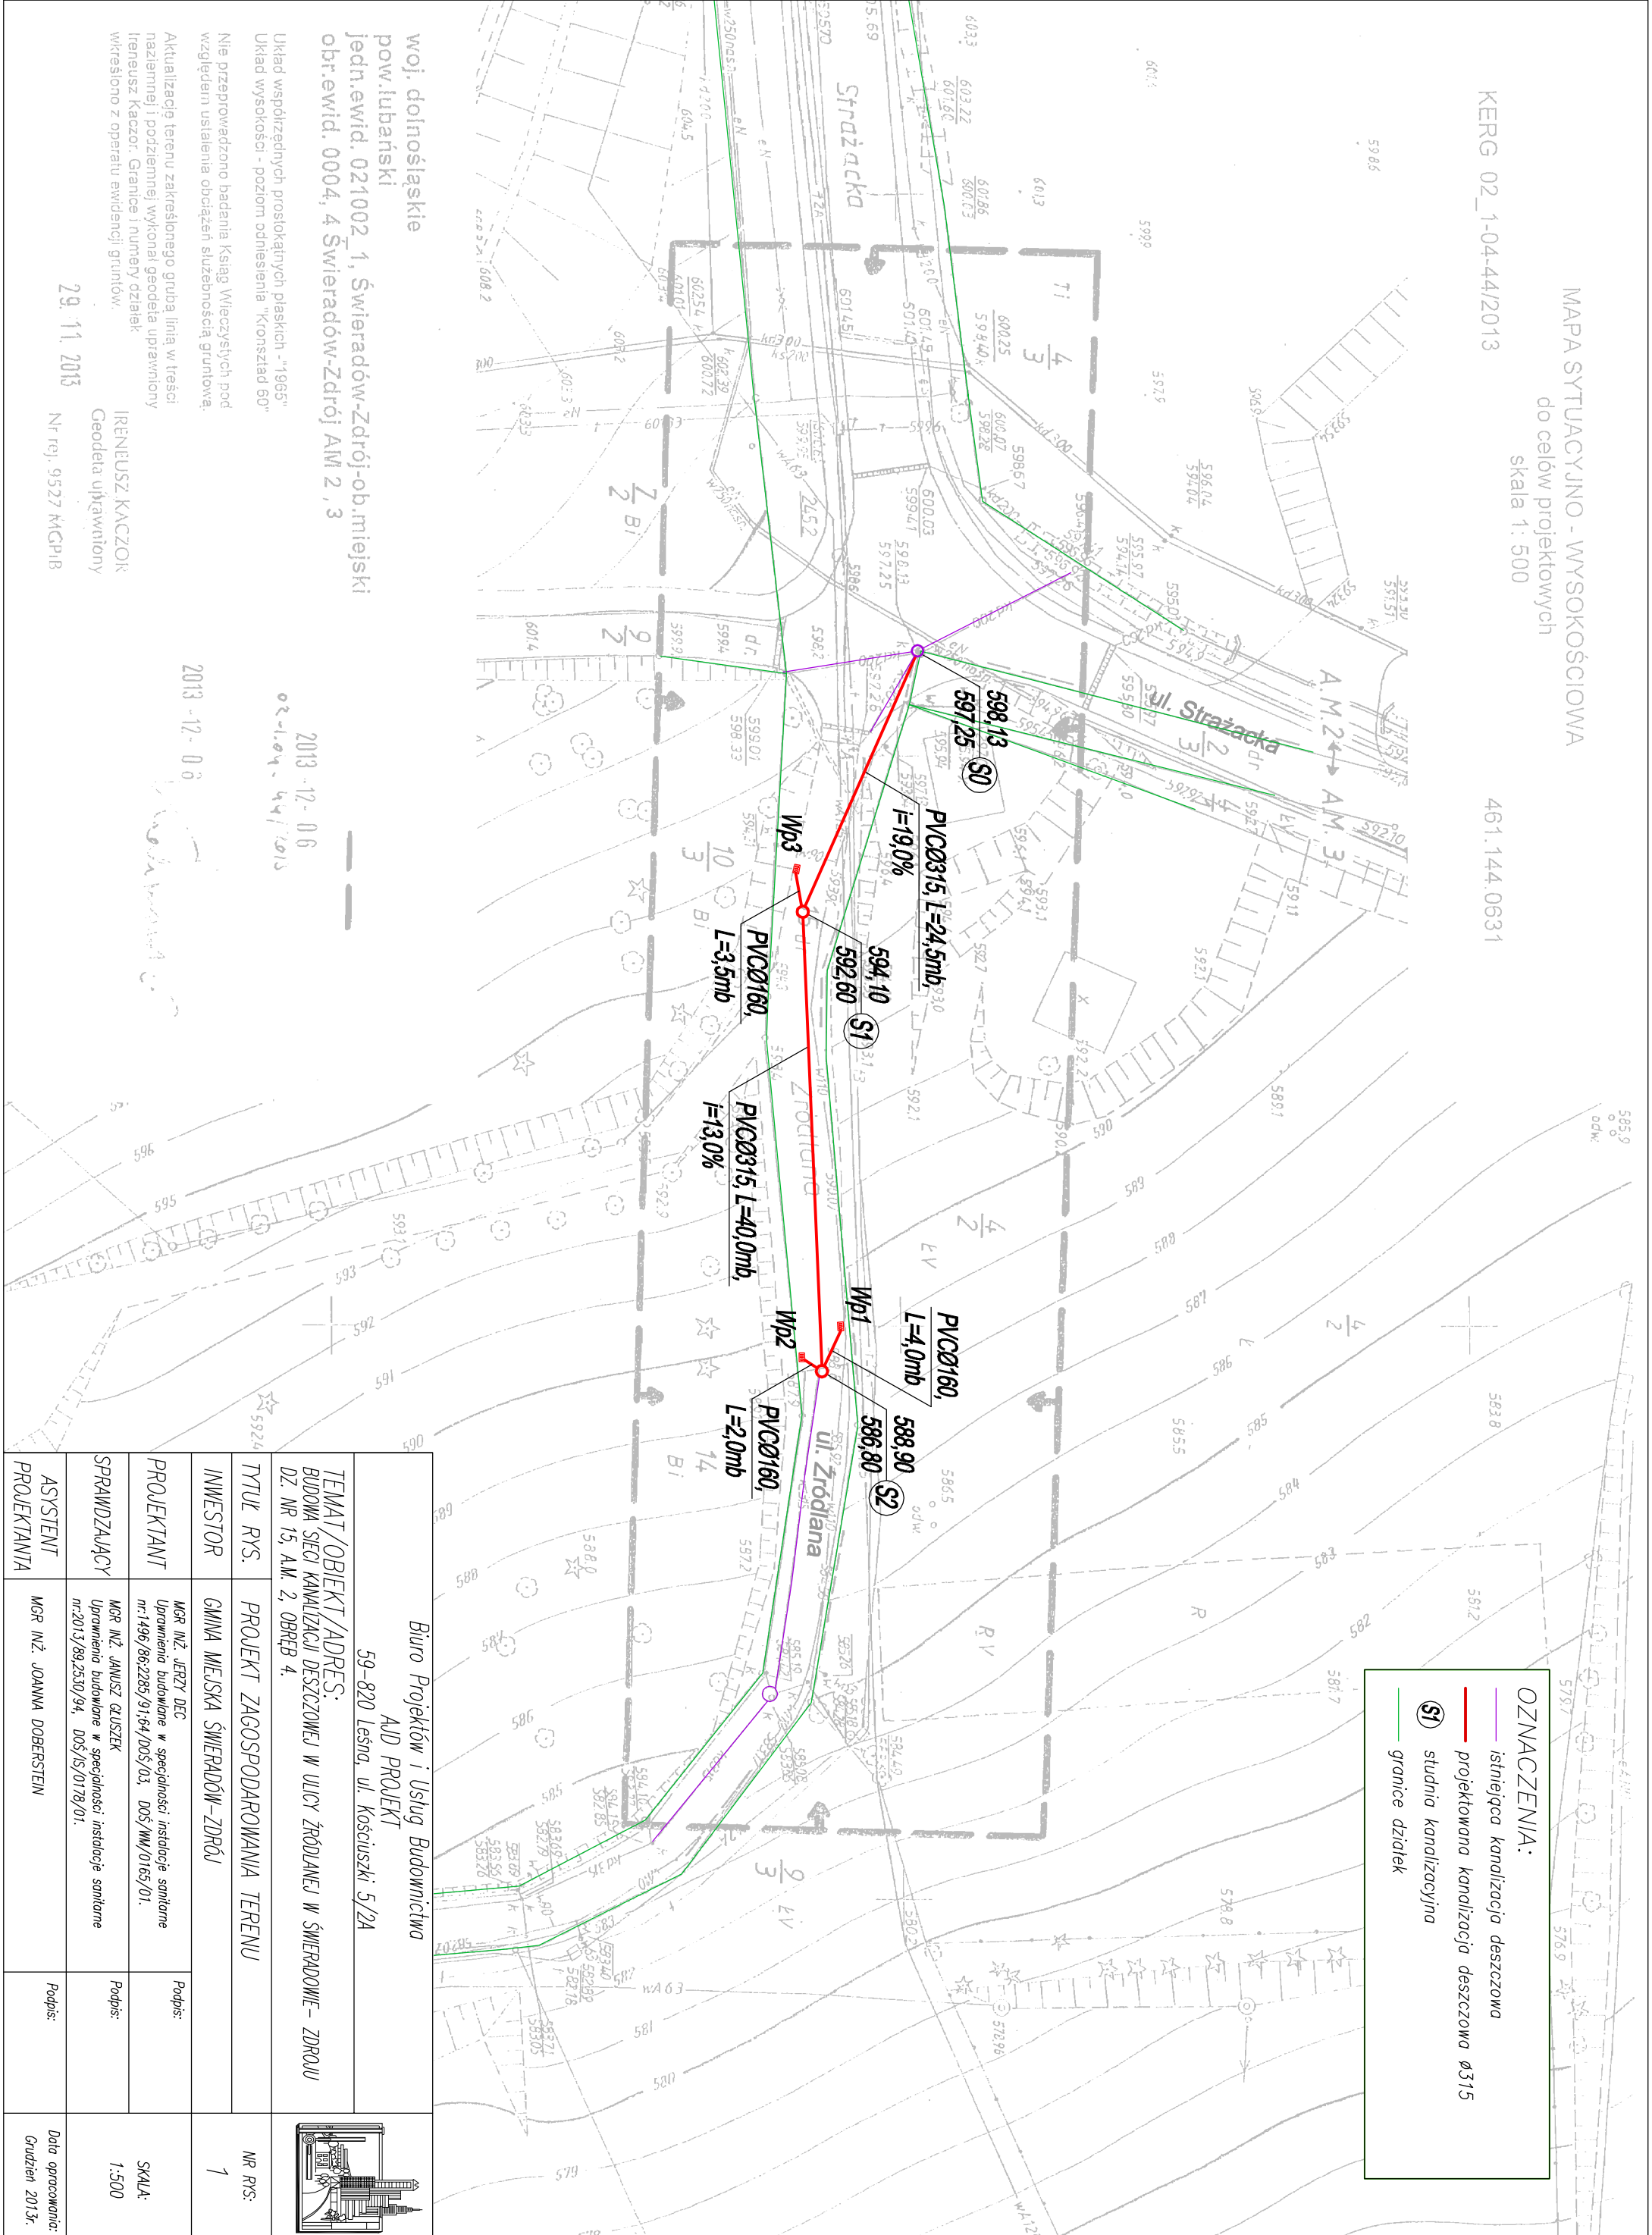


OZNACZENIA:

istniejąca kanalizacja deszczowa

projektowana kanalizacja deszczowa Ø315

studnia kanalizacyjna

granice działek

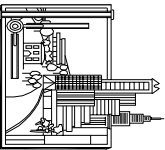Biuro Projektów i Usług Budownictwa AUD PROJEKT 59-820 Leśna, ul. Kościuszki 5/2A			
TEMAT/OBIEKT/ADRES: BUDOWA SIECI KANALIZACJI DESZCZOWEJ W ULICY ŹRÓDLANEJ W ŚWIERADOWIE – ZDRÓJ DZ. NR 15, A.M. 2, OBRĘB 4.			
TYTUŁ RYS.	PROJEKT ZAGOSPODAROWANIA TERENU		NR RYS. 1
INWESTOR	GMINA MIEJSKA ŚWIERADÓW – ZDRÓJ		
PROJEKTANT	MGR INŻ. JERZY DEC Upewnienie budowlane w specyfikacji instalacje sanitarne nr.1496/86/2285/91/64/DOŚ/03, DOŚ/WM/0165/01.	Podpis: SKALA: 1:500	
SPRAWDZAJĄCY	MGR INŻ. JANUSZ GŁUSZEK Upewnienie budowlane w specyfikacji instalacje sanitarne nr.2013/89.2530/94, DOŚ/IS/0178/01.	Podpis: Data opracowania: Grudzień 2013r.	
ASYSTENT PROJEKTANTA	MGR INŻ. JOANNA DOBERSTEIN		

woj. dolnośląskie
pow. lubański
jedn.ewid. 021002_1, Świeradów-Zdrój-ob. miejski
obr.ewid. 0004, 4 Świeradów-Zdrój AM 2, 3

Układ współrzędnych prostokątnych płaskich - "1965"
Układ wysokości - poziom odniesienia "Kronsztad 60"

Nie przeprowadzono badania Książ Włoczyńskich pod
względem ustalenia obciążeń służebnością gruntową.

Aktualizację terenu zakreślonego grubą linią w treści:
nazwami i podzielnymi wykonali geodeta uprawniony
Ireneusz Kaczor. Granice i numery działek
wkreślono z operatu ewidencji gruntów.

IRENEUSZ KACZOR
Geodeta uprawniony

29.11.2013
Nr rej. 9527 KICPiB

2013 - 12 - 06

2013 - 12 - 06

02-1-04-44/2013