


P.P.T.= 522,00 m n.p.m.

RZĘDNA TERENU	
RZĘDNA DNA KANAŁU	
ZAGŁĘBIENIA	
SPADKI I DŁUGOŚCI	
MATERIAŁ	
ODLEGŁOŚCI	
OZNACZENIA	

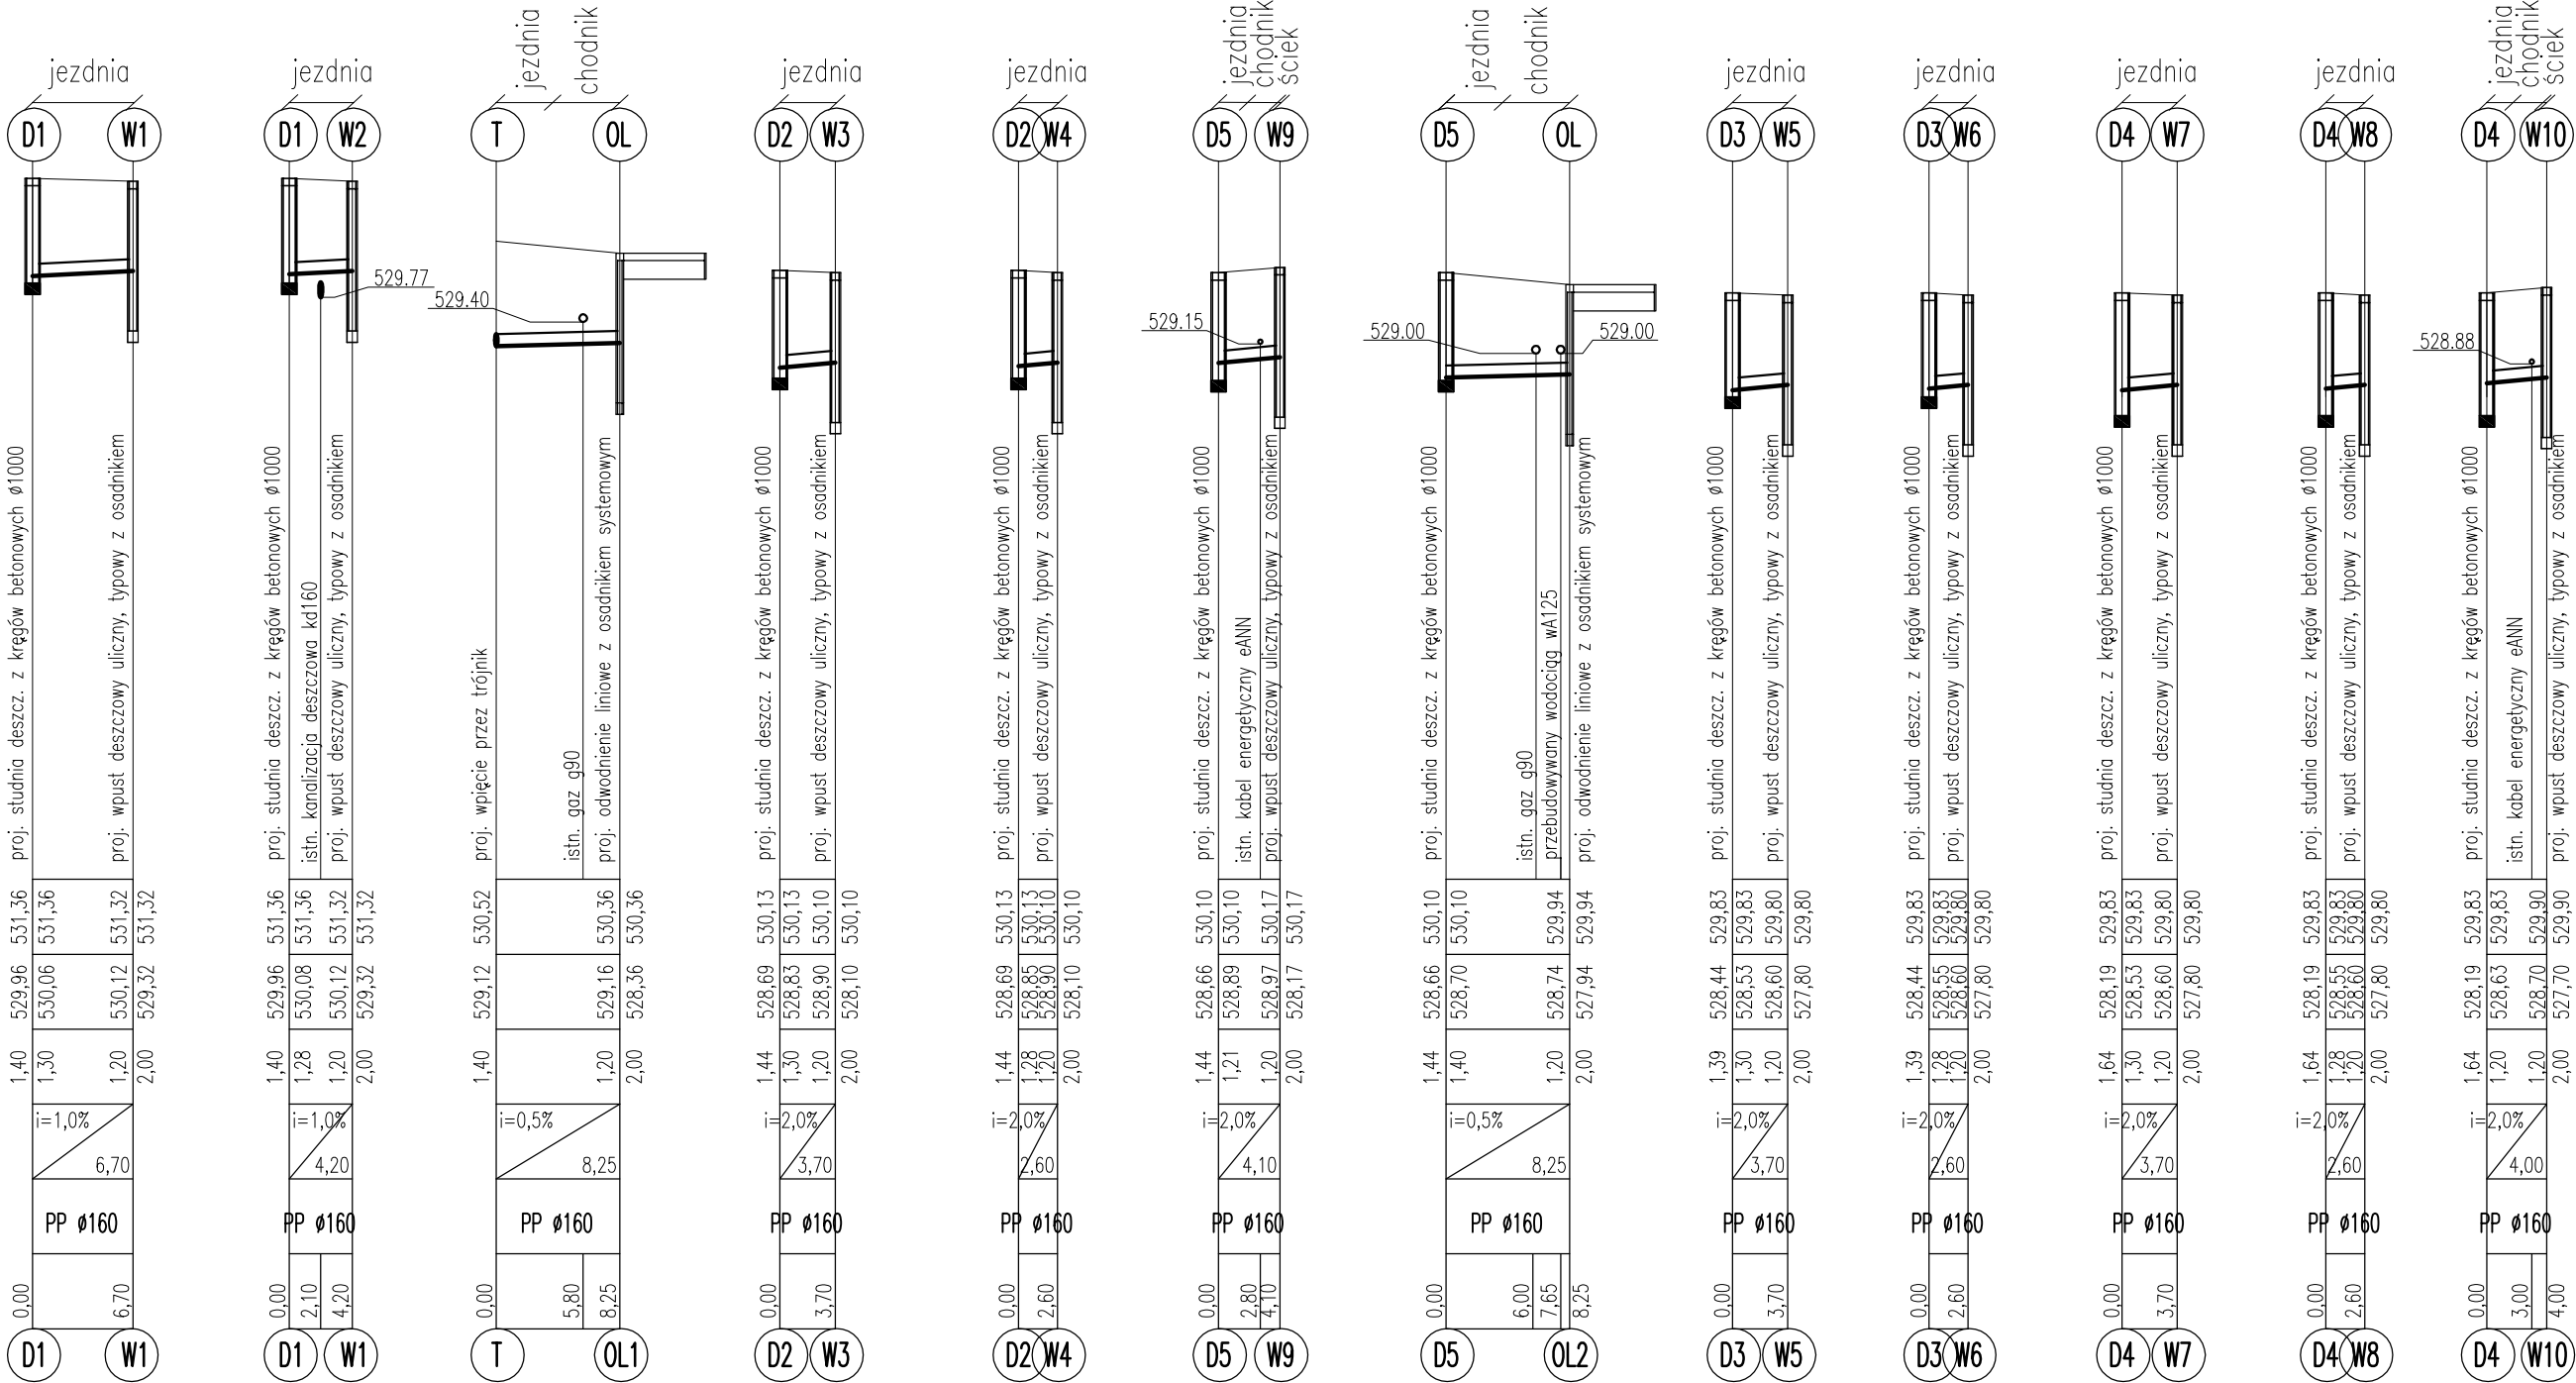

UWAGA ! ISTNIEJĄCE UZBROJENIE ZABEZPIECZYĆ NA CZAS ROBÓT ZGODNIE Z WYMAGANIAMI GESTORÓW SIECI. W PRZYPADKU ZBYT DUŻYCH ZBLIŻEŃ DO PROJEKTOWANEJ KANALIZACJI DESZCZOWEJ DO ISTNIEJĄCYCH RUROCIĄGÓW I KABLI, ZASTOSOWAC RURY OCHRONNE ZGODNE Z WYMAGANIAMI GESTORA DANEGO UZBROJENIA.

Nr	Typ modyfikacji	Data	Imię i nazwisko			
Inwestor / Zamawiający						
GMINA MIEJSKA ŚWIERADÓW- ZDRÓJ ul. Marszałka J. Piłsudskiego 15 , 59-850 Świeradów -Zdrój						
Jednostka projektowa	WROCŁAWSKIE BIURO INWESTORSKIE Wrocławskiego Oddziału PZITB Spółka z o.o. ul. Piłsudskiego 74 pokój 303 50 - 020 Wrocław tel./fax 71/ 344 66 82 e-mail: wbi.pzitb@op.pl					
Stadium Projekt wykonawczy	Zadanie PROJEKT PRZEBUDOWY ULIC KRÓTKIEJ , BATOREGO , 3-go MAJA I PARKOWEJ WRAZ Z INFRASTRUKTURĄ					
Nr tomu 01	Lokalizacja inwestycji ul. 3-GO MAJA działki nr 42 , 30, 45 obręb 4 AM6					
Branża IS	Tytuł rysunku PROFIL KANALIZACJI DESZCZOWEJ PRZYKANALIKI					
Stanowisko	Imię i nazwisko	Nr uprawnień	Podpis			
Projektant inst. sanitarne	mgr inż. Grzegorz Sułkowski	591/01/DUW				
Asystent inst. sanitarne	mgr inż. Katarzyna Kopinowska					
Nr projektu 1-11	Skala 1 : 500	Data 04.02.2011	Nr egz. 1			
			Nr rys. 2/IS			
Stadium PW	Branża IS	Km	Nr obiektu	Nr tomu 01	Nr rysunku	Rewizja 00