


|   |   |
|---|---|
| FIRMOWA: LUBUSKIE BUREAU PLANOWANIA I PROJEKTOWANIA sp. z o.o.                    |   |
| PROJEKTOWA ul. Krakowska 26, 65-500 Lubuska 05-04                                 |   |
|  |   |
| TEMAT   | PROJEKTOWA DROGI  |
| OBJEKT  | SWIERADOW- ZDRÓJ ul. Królka   |
| ADRES   | SWIERADOW- ZDRÓJ dz. nr 45, 62, 88/2, 88/3, 84, 84, 4 AM 3                |
| INWESTOR  | GMINA MIEJSKA SWIERADOW- ZDRÓJ<br>ul. Wolności 1, 54-600 Swieradow- Zdrój |
| PROJEKTANT  | mgr inż. Piotr Wesołowski   |
| PROJEKTANT  | mgr inż. Piotr Wesołowski   |
| SPRACODAJA  | mgr inż. Piotr Wesołowski   |
| REDAKTOR  | mgr inż. Piotr Wesołowski   |
| PROJEKT ZAGOSPOD. TERENU - OSN. ULICY   | SKALA 1:500   |


MAPA SYTUACYJNO - WYSOKOŚĆ  
MAPA DO CELÓW PROJEKTOWYCH  
skala 1 : 500

sekcja 461.144.0632, 0634  
Woj. dolnośląskie  
Powiat lubuski  
Gmina Swieradów Zdrój  
Obręb 4, AM 3  
dz. 62

KERG 02-1-04-24/2007  
zakres opracowania  
wyk: 27-06-2007  
AZYNUT S.C.

Usługi Geodezyjne i Kartograficzne  
55-500 Lubuska 05-04 ul. Wolności 1  
tel. (71) 64 44 44, 71 64 44 44  
Niniejsze opracowanie jest wynikiem  
niezależnego badania terenowego  
na podstawie mapy uzbrojenia podziemnego,  
które nie było zgłoszone do inwentaryzacji lub  
o których brak jest informacji w istniejących  
branżowych.

GEODETA UPKAWIENIOWY  
mgr inż. Piotr Wesołowski  
Miejsce w 45/17

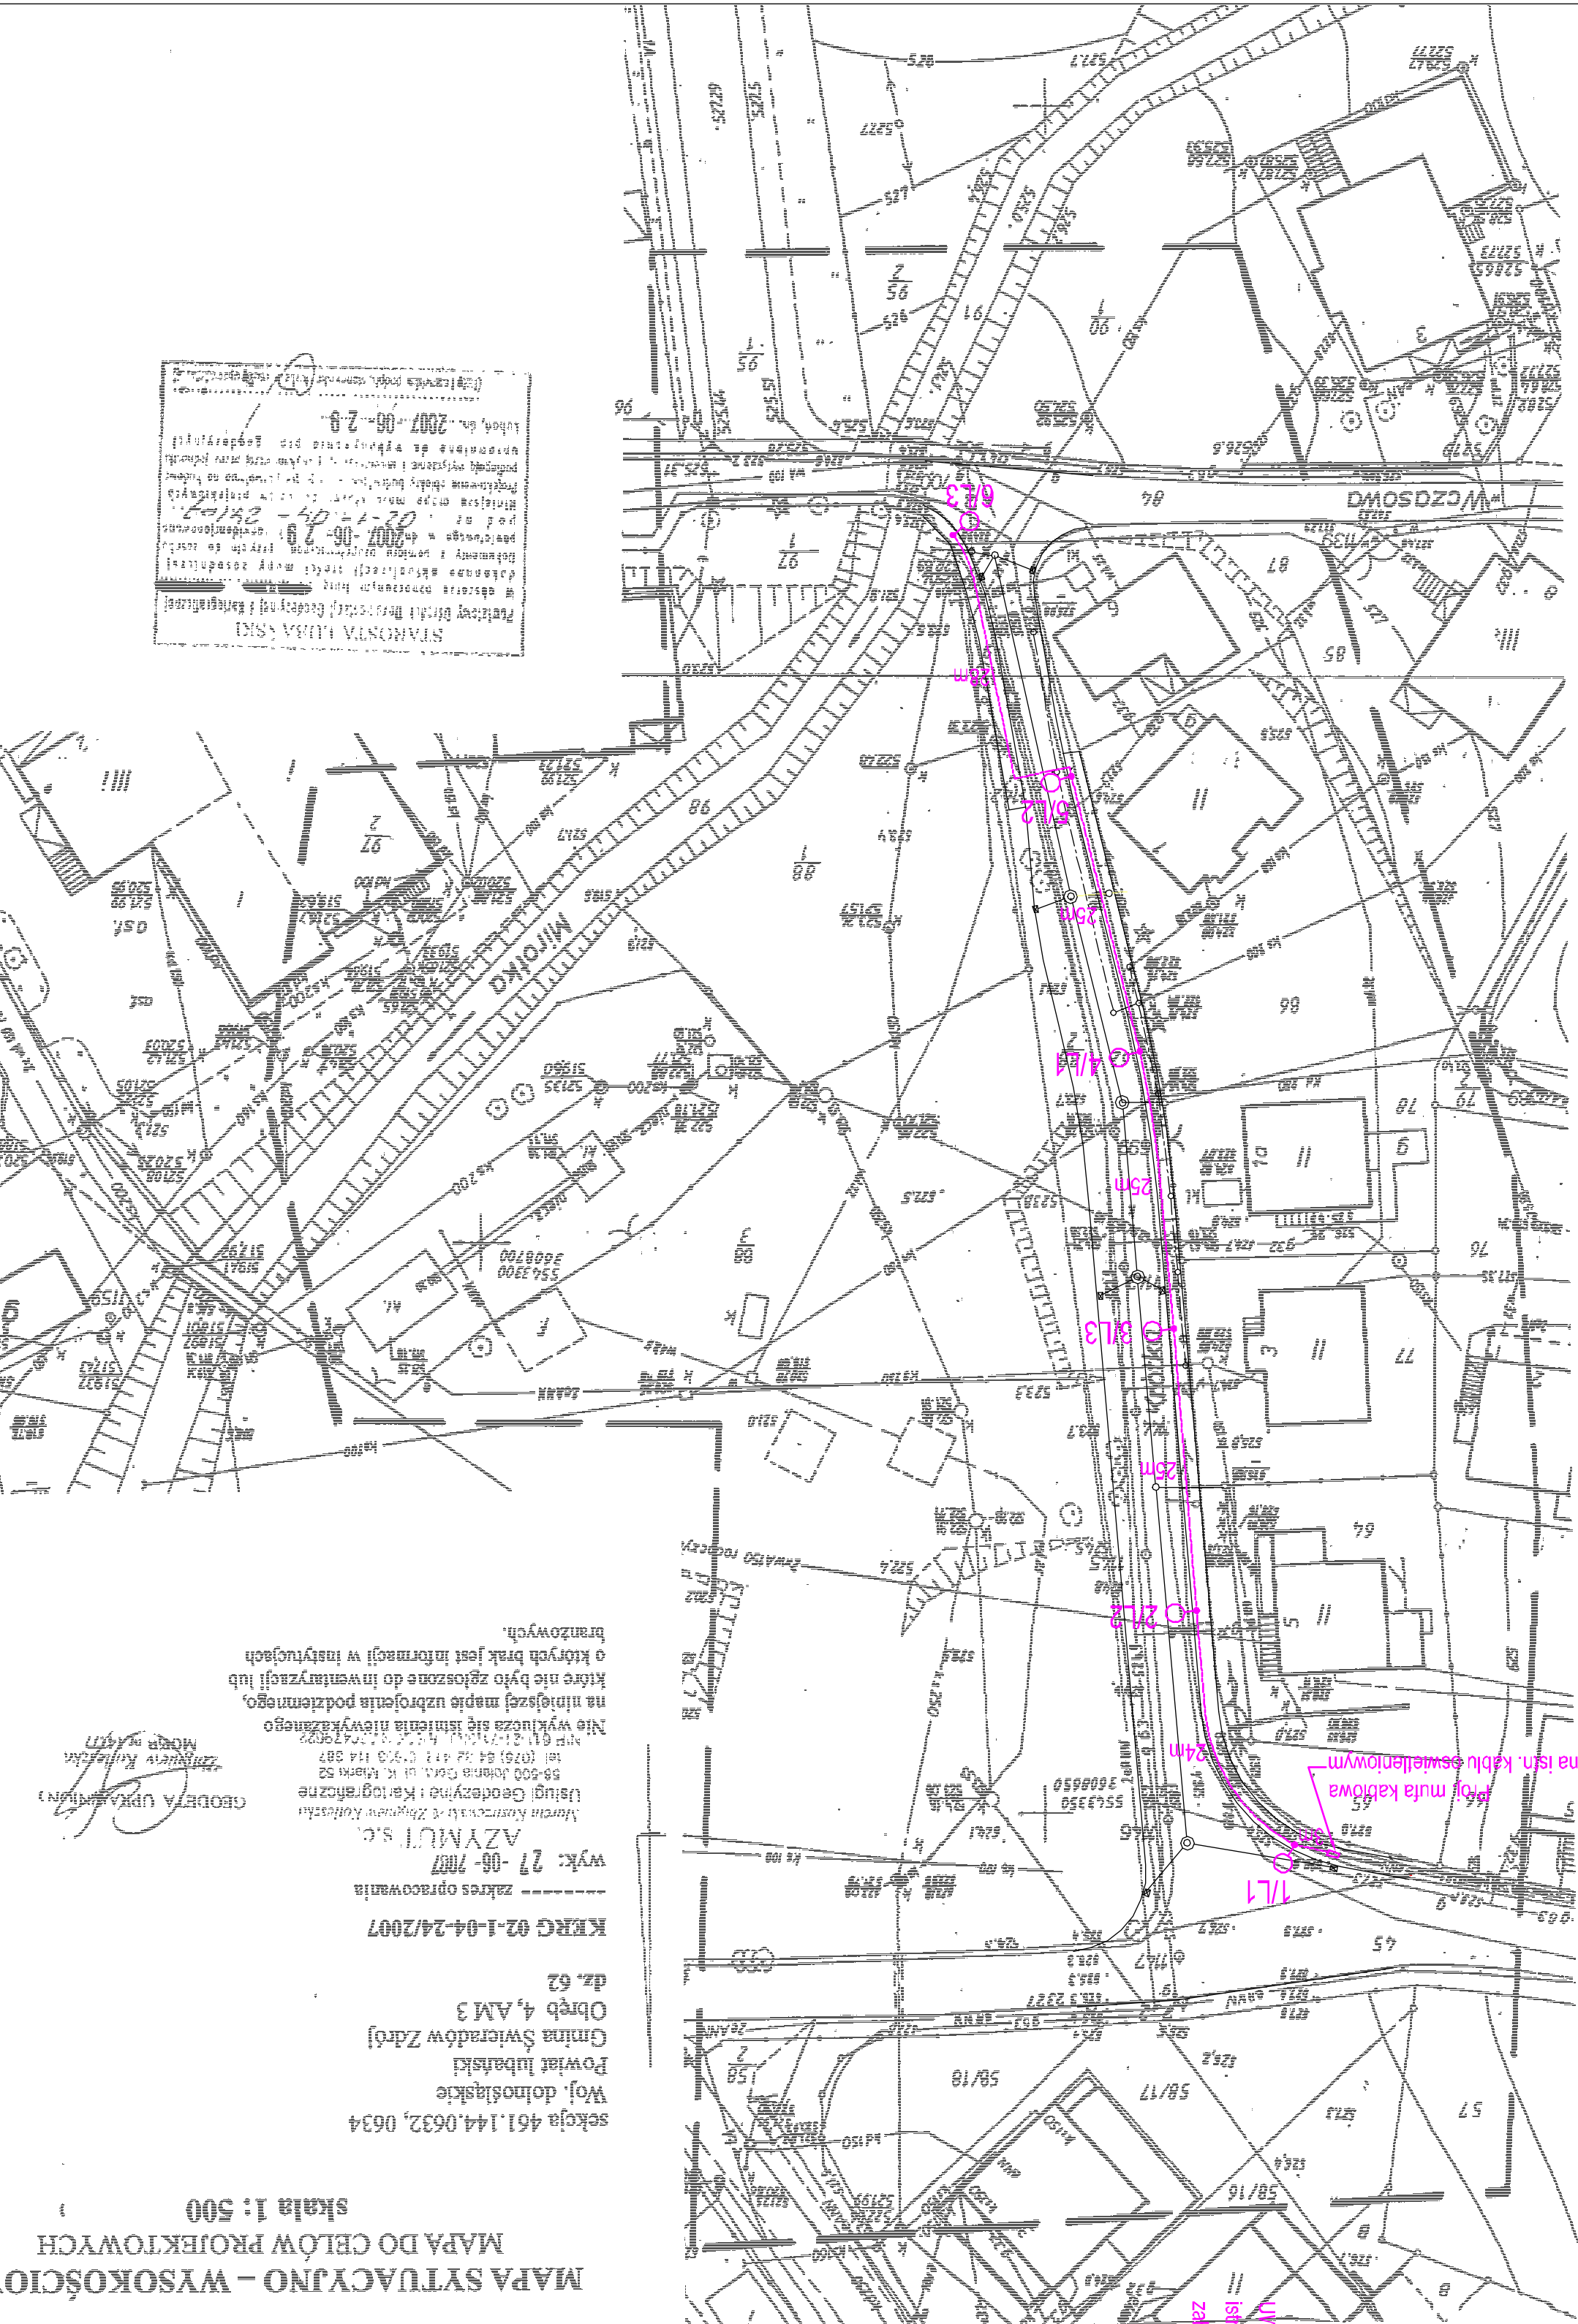

WAGA:  
Istniejące kable telekomunikacyjne TP S.A. znajdujące się w jezdnii ul. Krótkiej,  
zabezpieczyć rurami osłonowymi dzielnymi PS 110.

Kabel YAT20 5x25mm<sup>2</sup> w rurze osłonowej DYK 50

Oprawa oświetleniowa typu OW S-150 kula Ø450  
na słupie SM-3W wys. 5,85m