



Instalacja wodna młyna - Rzut piwnic.
SKALA 1:100.

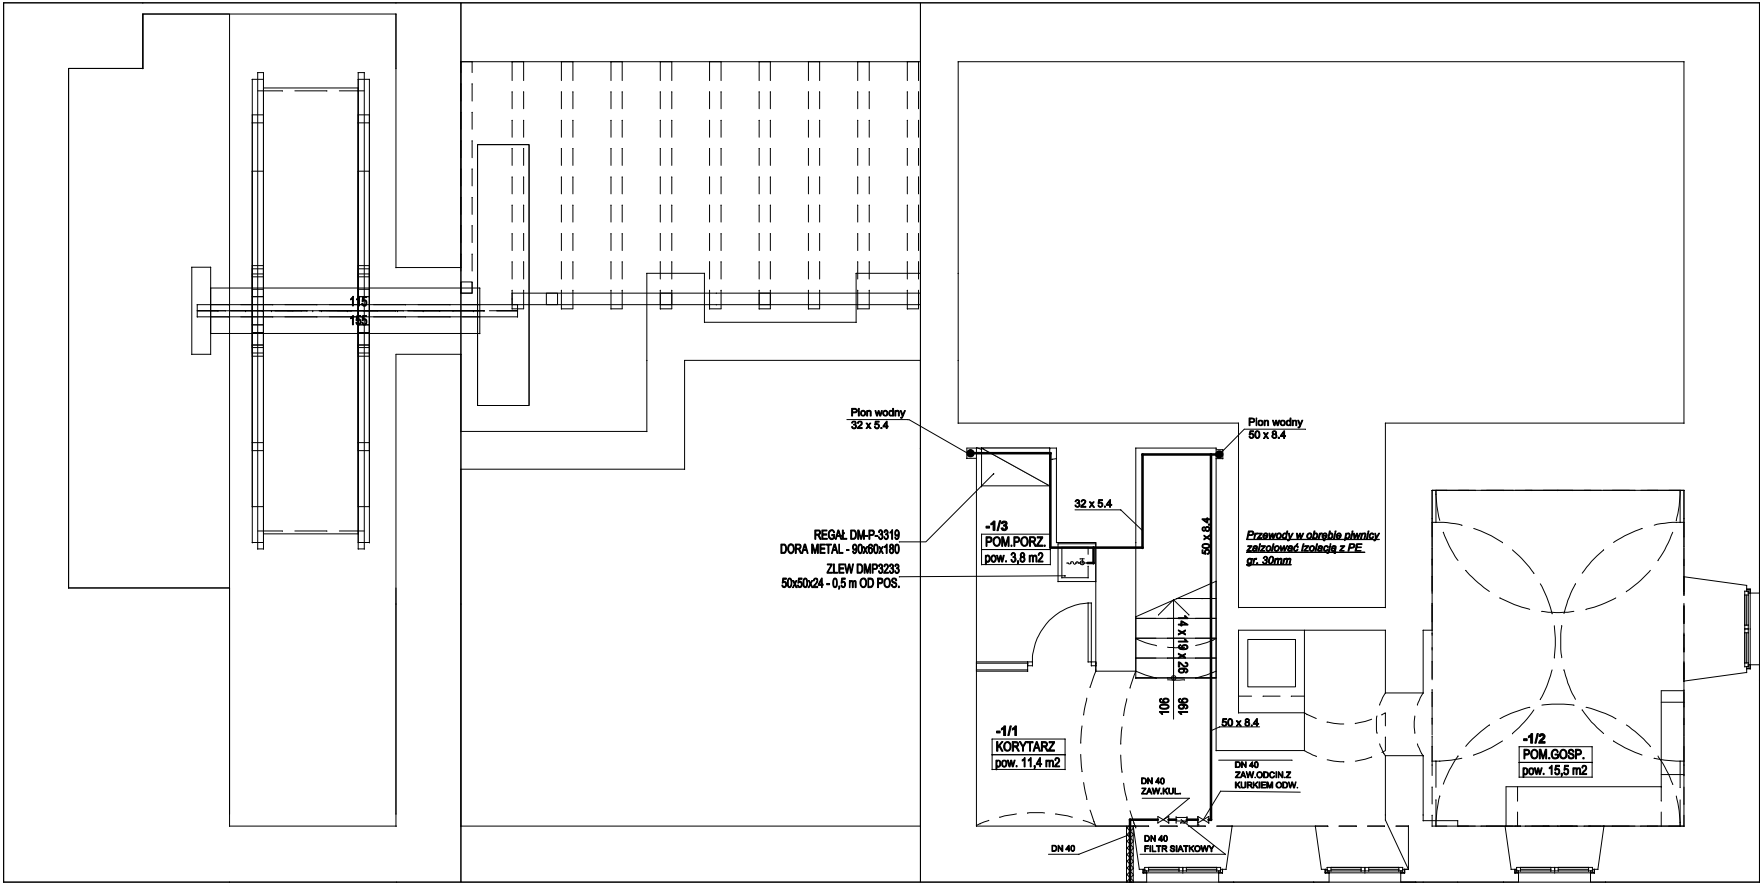

OZNACZENIA:

- instalacja wody zimnej
- - - instalacja wody ciepłej
- . - . - instalacja cyrkulacyjna

Przewody rozprowadzające wykonać z rur polipropylenowych BOR PLUS PN20.
W miarę możliwości przewody układać w bruzdach ściennych.
Przewody do przyborów sanitarnych wykonać w średnicy DN 16x2,7, zaś do baterii natryskowych DN 20x3,4.
Przewody ciepłej wody oraz cyrkulacyjne izolować izolacją z pianki PE.
Przewody wody zimnej w podpiwniczeniu zaizolować izolacją z pianki PE.

	Tytuł projektu	Remont, przebudowa i zmiana sposobu użytkowania zespołu budynków wchodzących w skład siedziska z młynem wodnym w Świeradowie-Zdroju.				inż. Grzegorz Sułkowski	Upr. bud. nr 591/01/DUW	Podpis
	Lokalizacja	Świeradów-Zdrój, ul. Lwówecka 5, działka nr 21 obr. I AM 6.				mgr inż. Dariusz Sikorski		Podpis
	Inwestor	Gmina Świeradów-Zdrój						Podpis
	Tytuł rysunku	Instalacja wodna młyna - Rzut piwnic.					Stadium	Inst. sanitarne.
		Skala		Nr rys.		Data		Inst. sanitarna
		1:100.		IS-1.		04.2009.		Inst. sanitarna
						Proj. budowlany		Inst. sanitarna