


D LUBAN
021130226
11


Powiat: *Iwówceki*
Gmina: *Mirsk*
Obręb: *Orłowice*

PROJEKT ZAGOSPODAROWANIA TERENU-2
SKALA 1:250

ENTACJI
CZNEJ
to aktualizacji
pełniajacego
8/20
jektowych.
ie na budowę.
awczej przez
tyjnych
STY
odpis skandowsko
upowazniaczej
ziński
odka Dokumentacji
ograficznej

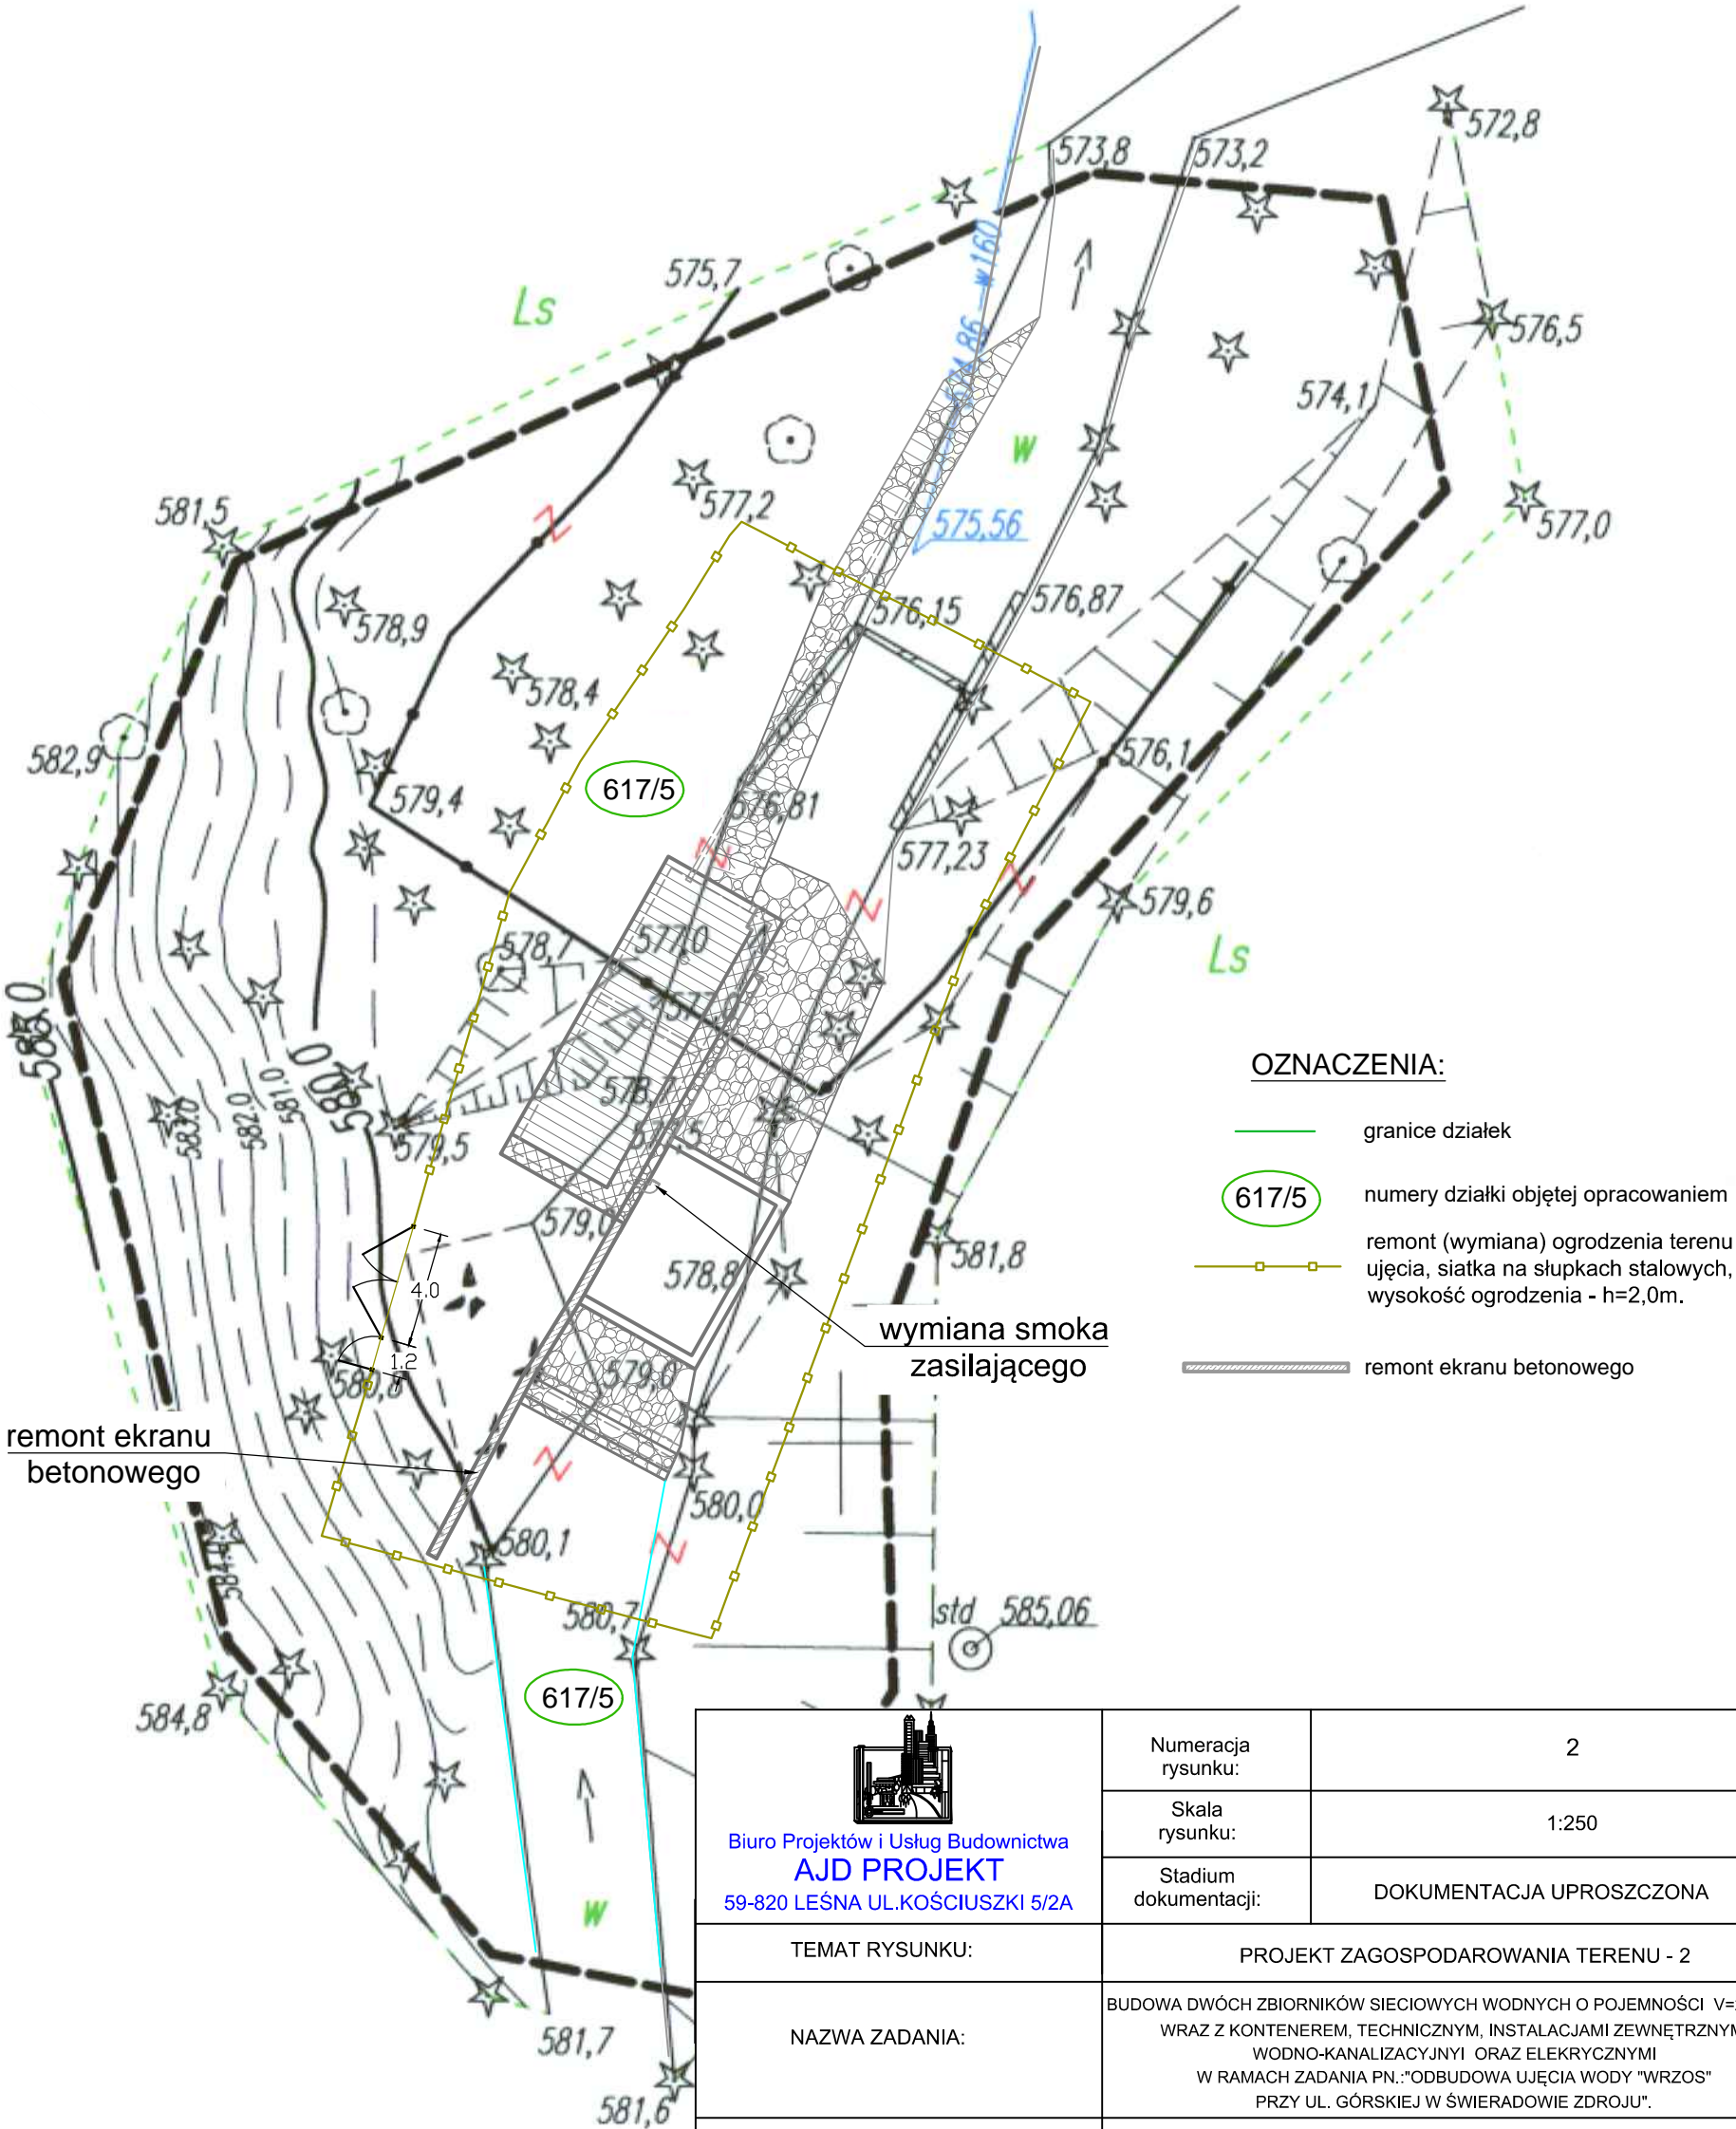

enie innych
apie urządzeń podziemnych,
entaryzacji lub

 Biuro Projektów i Usług Budownictwa AJD PROJEKT 59-820 LEŚNA UL.KOŚCIUSZKI 5/2A	Numeracja rysunku:	2		
	Skala rysunku:	1:250		
	Stadium dokumentacji:	DOKUMENTACJA UPROSZCZONA		
TEMAT RYSUNKU:	PROJEKT ZAGOSPODAROWANIA TERENU - 2			
NAZWA ZADANIA:	BUDOWA DWÓCH ZBIORNIKÓW SIECIOWYCH WODNYCH O POJEMNOŚCI $V=2 \times 100 \text{m}^3$ WRAZ Z KONTENEREM, TECHNICZNYM, INSTALACJAMI ZEWNĘTRZNYMI WODNO-KANALIZACYJNYMI ORAZ ELEKTRYCZNYMI W RAMACH ZADANIA PN.: "ODBUDOWA UJĘCIA WODY "WRZOS" PRZY UL. GÓRSKIEJ W ŚWIERADOWIE ZDROJU".			
ADRES: (LOKALIZACJA):	Dz.Nr: 269, 616, 617/5 Obr.lzera			
INWESTOR: (ZAMAWIAJĄCY):	GMINA MIEJSKA ŚWIERADÓW-ZDRÓJ UL. 11 LISTOPADA 35, 59-850 ŚWIERADÓW-ZDRÓJ			
ZESPÓŁ AUTORSKI:	IMIĘ I NAZWISKO:		PODPIS:	DATA:
PROJEKTANT :	mgr inż. Jerzy Dec uprawnienia do projektowania i kierowania robotami budowlanymi bez ograniczeń w specjalności instalacyjnej w zakresie sieci, instalacji i urządzeń wodociągowych i kanalizacyjnych, ciepłych, wentylacyjnych i gazowych upr. bud. nr 64/DOŚ/03; DOIIB DOŚ/WM/0165/01			15.12.2025 r.
SPRAWDZAJĄCY :	mgr inż. Anna Dec-Kisielewicz uprawnienia do projektowania bez ograniczeń w specjalności instalacyjnej w zakresie sieci, instalacji i urządzeń ciepłych, wentylacyjnych, gazowych, wodociągowych i kanalizacyjnych upr. bud. nr 19/12DOIIB; DOŚ/15/0220/13			
Rozwiązania zawarte w niniejszym opracowaniu stanowią własność FIRMY i mogą być stosowane, powielane oraz udostępniane osobom trzecim jedynie na podstawie pisemnego zezwolenia FIRMY z zastrzeżeniem wszelkich skutków prawnych				