

GEOREF Sp. z o.o.
ul. Bracka 7a, 59-800 Lubañ
NIP: 6131589723 REGON: 523223399
tel. 500 111 051, 508 158 005

MAPA DO CELÓW PROJEKTOWYCH

SKALA 1:500

A.M. 5.144.23.25.2.2, 5.144.23.25.2.4

GK.6640.1075.2024

Układ współrzędnych poziomych "2000"
Układ wysokościowy "PL-EVRF2007-NH "

Województwo: dolnośląskie

Powiat: lubański

Jedn. ewid.: 021002_1 - Świeradów-Zdrój

Obręb: 0004 - 4 - Świeradów-Zdrój , dz. 22/3, 22/26, 22/27



Jedn. ewid.:021204_5 - Mirsk

Obręb: 0005 - IZERA , dz. 616, 617/5

Zakres opracowania: — — — —

PROJEKT ZAGOSPODAROWANIA TERENU

SKALA 1:500

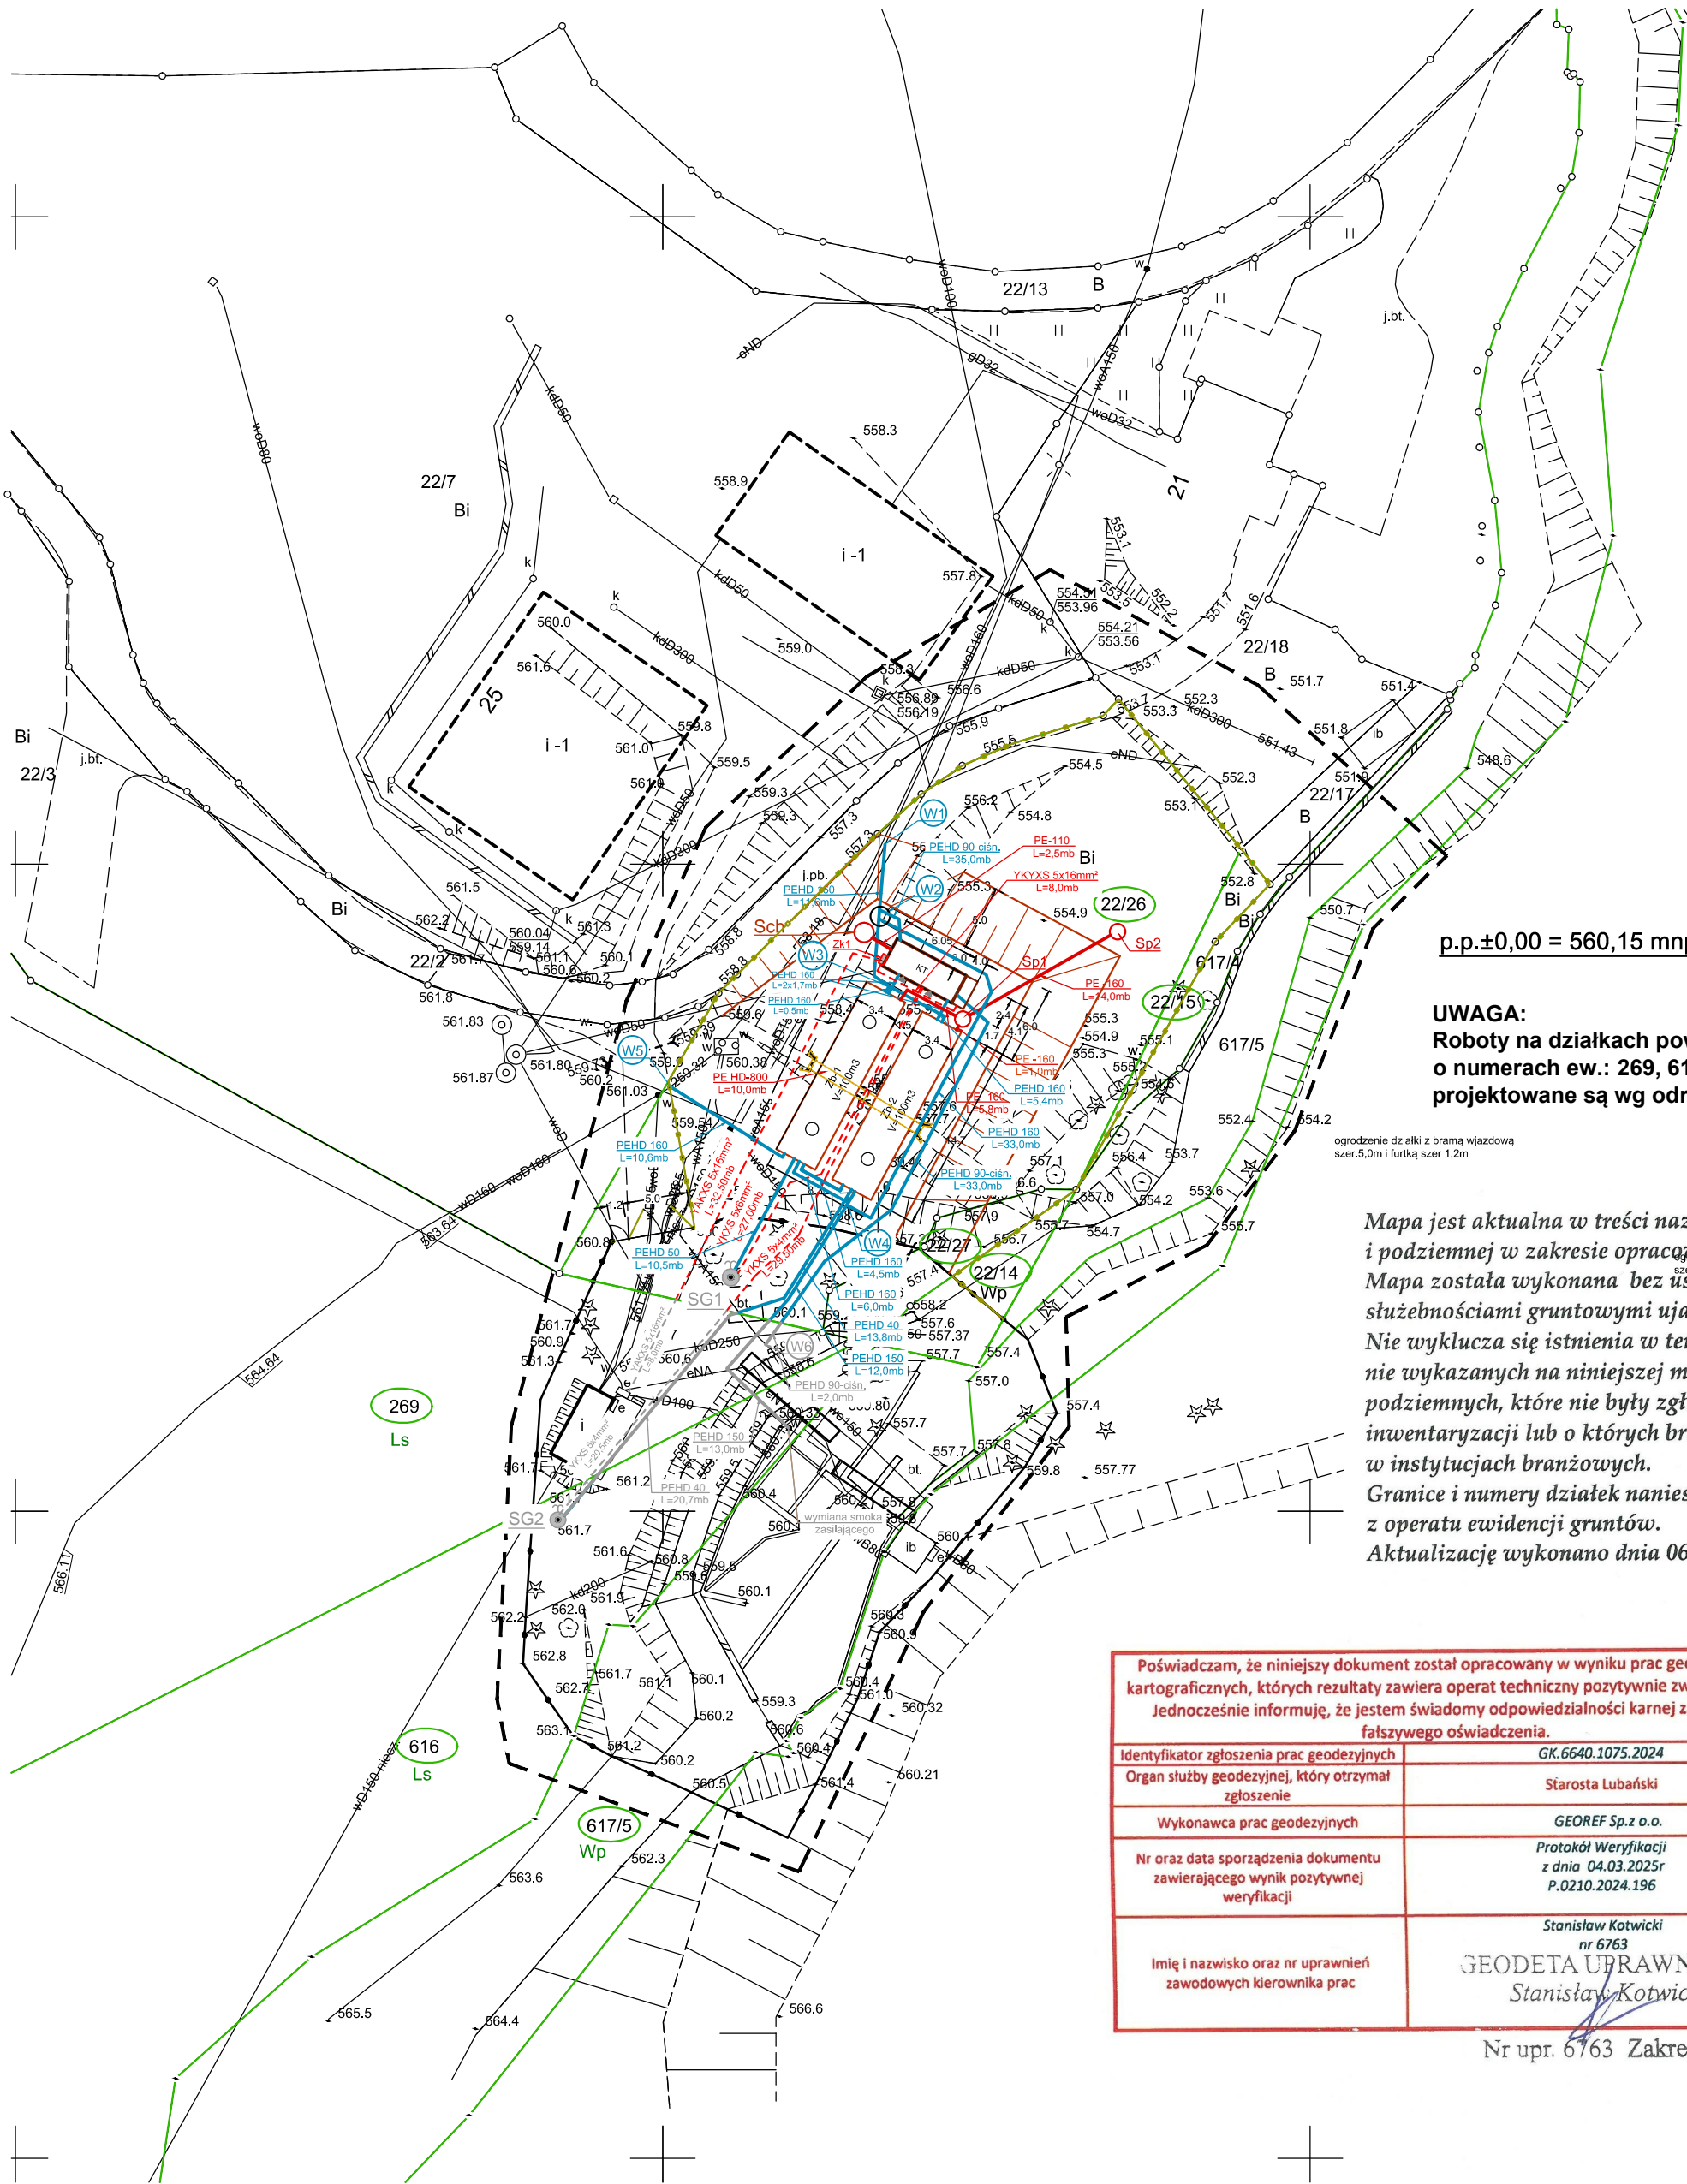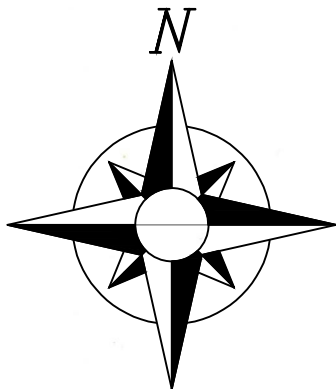

p.p.±0,00 = 560,15 mnpm. - rzędna posadzki kontenera

UWAGA:
Roboty na działkach powiatu lwóweckiego, Gmina Mirsk
o numerach ew.: 269, 616, Obr.005 Izera,
projektowane są wg odrębnego oracowania.

Mapa jest aktualna w treści naziemnej
i podziemnej w zakresie opracowania.
Mapa została wykonana bez ustalenia obciążeń
służebnościami gruntowymi ujawnionymi w KW.
Nie wyklucza się istnienia w terenie innych,
nie wykazanych na niniejszej mapie urządzeń
podziemnych, które nie były zgłoszone do
inventaryzacji lub o których brak jest informacji
w instytucjach branżowych.
Granice i numery działek naniesiono
z operatu ewidencji gruntów.
Aktualizację wykonano dnia 06.02.2025r.

Poświadczam, że niniejszy dokument został opracowany w wyniku prac geodezyjnych i kartograficznych, których rezultaty zawiera operat techniczny pozytywnie zweryfikowany. Jednocześnie informuję, że jestem świadomy odpowiedzialności karnej za złożenie fałszywego oświadczenia.	
Identyfikator zgłoszenia prac geodezyjnych	GK.6640.1075.2024
Organ służby geodezyjnej, który otrzymał zgłoszenie	Starosta Lubański
Wykonawca prac geodezyjnych	GEOREF Sp.z o.o.
Nr oraz data sporządzenia dokumentu zawierającego wynik pozytywnej weryfikacji	Protokół Weryfikacji z dnia 04.03.2025r P.0210.2024.196
Imię i nazwisko oraz nr uprawnień zawodowych kierownika prac	Stanisław Kotwicki nr 6763 GEODETA UPRAWNIENY Stanisław Kotwicki

Nr upr. 6763 Zakres 1,2

OZNACZENIA:

- granicie działek
- numery działek objętych opracowaniem
- projektowana instalacja wodociągowa zewnętrzna
- zewnętrzne instalacja elektryczne kablowe prowadzone w rurach ochronnych DVK
- projektowana instalacja przelewowa i spustowa PE160, PE110
- studnie przelewowo-spustowe, bet. fi 1200mm
- studnia z pom. chloratora, bet. fi 1500mm
- węzły zasuw
- studnia bet. fi 1500mm w węźle W2
- zbiorniki wody pitnej 2 x V=100m³
- kontener techniczny o wym. 2,4x6,05x3,5m
- agregat prądowórczy 30kW fundament o wym. 2,4x1,0m
- zakres nasypu - obsypiania zbiorników
- ogrodzenie działki h=2,0m, z bramą wjazdową szer.5,0m i furtką szer 1,2m
- projektowane studnie głębinowe wg. osobnego opracowania
- projektowana instalacja wodociągowa zewnętrzna - wg. odrębnego opracowania
- zewnętrzne instalacja elektryczne kablowe prowadzone w rurach ochronnych DVK - wg. odrębnego opracowania

	Numeracja rysunku:	01			
	Skala rysunku:	1:500			
	Stadium dokumentacji:	PROJEKT ZAGOSPODAROWANIA TERENU			
TEMAT RYSUNKU:		PROJEKT ZAGOSPODAROWANIA TERENU			
NAZWA ZADANIA:		BUDOWA DWÓCH ZBIORNIKÓW SIECIOWYCH WODNYCH O POJEMNOŚCI V=2x100m³ WRAZ Z KONTENEREM, TECHNICZNYM, INSTALACJAMI ZEWNĘTRZNYMI WODNO-KANALIZACYJNYMI ORAZ ELEKTRYCZNYMI W RAMACH ZADANIA PN."ODBUDOWA UJĘCIA WODY "WRZOS" PRZY UL. GÓRSKIEJ W ŚWIERADOWIE ZDRÓJU".			
ADRES: (LOKALIZACJA):		Dz.Nr: 22/14, 22/15, 22/26, 22/27, AM7, Obr.0004 Świeradów-Zdrój, Dz.Nr: 269, 616, Obr.005 Izera			
INWESTOR: (ZAMAWIAJĄCY):		GMINA MIEJSKA ŚWIERADÓW-ZDRÓJ UL. 11 LISTOPADA 35, 59-850 ŚWIERADÓW-ZDRÓJ			
ZESPÓŁ AUTORSKI:		IMIĘ I NAZWISKO:		PODPIS:	DATA:
PROJEKTANT :		mgr inż. Jerzy Dec uprawnienia do projektowania i kierowania robotami budowlanymi bez ograniczeń w specjalności instalacyjnej w zakresie sieci, instalacji i urządzeń wodociągowych i kanalizacyjnych, ciepłych, wentylacyjnych i gazowych upr. bud. nr 64/DOŚ/03; DOIB DOŚ/WM/0165/01			15.12.2025 r.
SPRAWDZAJĄCY :		mgr inż. Anna Dec-Kisielewicz uprawnienia do projektowania bez ograniczeń w specjalności instalacyjnej w zakresie sieci, instalacji i urządzeń ciepłych, wentylacyjnych, gazowych, wodociągowych i kanalizacyjnych upr. bud. nr 19/12DOIB; DOŚ/IS/0220/13			
OPRACOWAŁ :		mgr inż. arch. Artur Bieliński uprawnienia do projektowania i kierowania robotami budowlanymi bez ograniczeń w specjalności architektonicznej i w ograniczonym zakresie w specjalności konstrukcyjno-budowlanej upr. bud. nr 2723/94/DOIA; DS-0072			
SPRAWDZAJĄCY :		mgr inż. arch. Przemysław Zagórski uprawnienia do projektowania bez ograniczeń w specjalności architektonicznej upr. bud. nr 66/07/DOIA; DS-1182			
OPRACOWAŁ :		mgr inż. Adam Szewczyk uprawnienia do projektowania i kierowania robotami budowlanymi bez ograniczeń w specjalności instalacyjnej w zakresie sieci, instalacji i urządzeń elektrycznych i elektroenergetycznych upr. bud. nr 82/DOŚ/04; DOŚ/IE/0160/01			
SPRAWDZAJĄCY :		inż. Bogdan Cybertowicz uprawnienia do projektowania bez ograniczeń w specjalności instalacyjnej w zakresie sieci, instalacji i urządzeń elektrycznych i elektroenergetycznych upr. bud. nr 168/DOŚ/04; DOŚ/IE/0166/01			

Porównanie zawarte w niniejszym opracowaniu stanowi własność FIRMY! mogą być stosowane, powielane oraz udostępniane osobom trzecim jedynie na podstawie pisemnego zezwolenia FIRMY z zastrzeżeniem wszelkich skutków prawnych

15.12.2025 r.