


MAPA SYTUACYJNO - WYSOKOŚCIOWA
do celów projektowych
skala 1: 500

GK. 6640.1165.2019

5.144.23.20.2
5.144.24.16.1

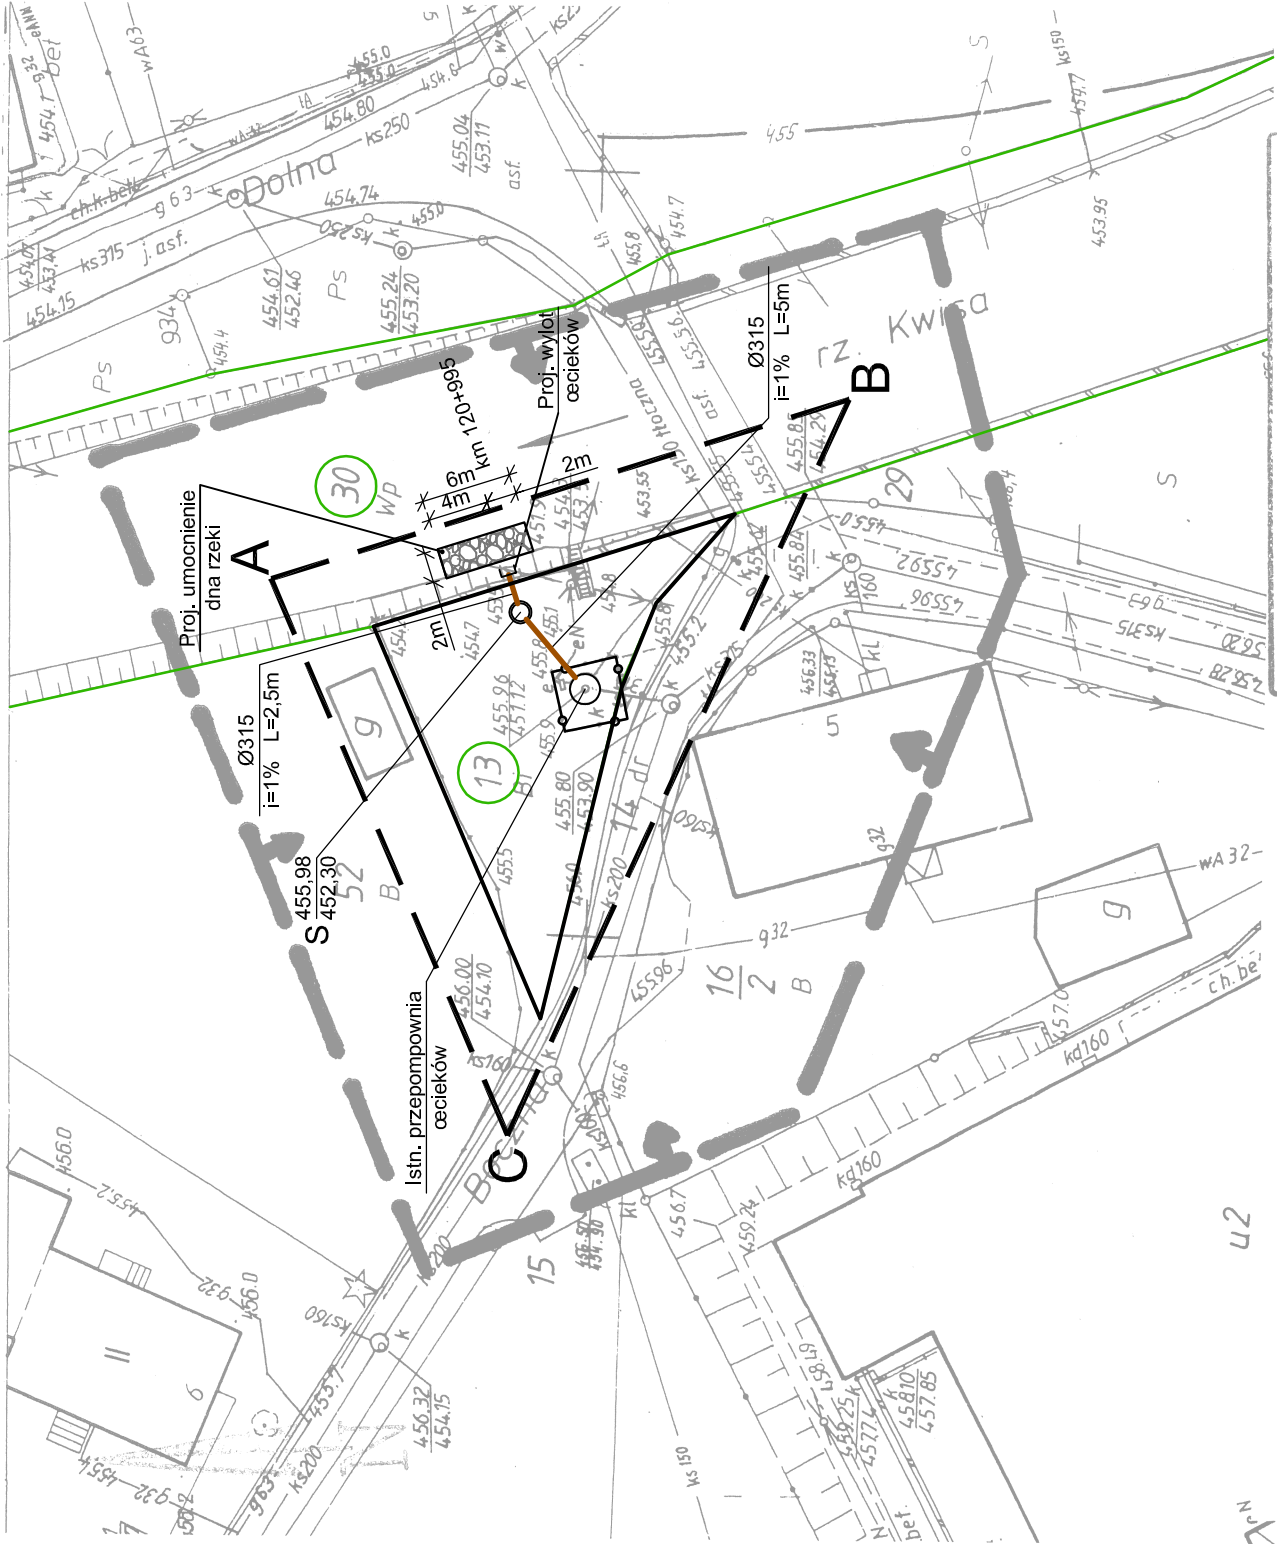

OZNACZENIA:

- A— —C
- Granica terenu wydzielonej działki budowlanej
- Istn. ogrodzenie pompowni
- Proj. przelew burzowy
- Proj. studnia kaskadowa

woj. dolnośląskie
pow. lubański
jedn.ewid. 021002_1 – Świeradów-Zdrój
obr.ewid. 0005, Świeradów-Zdrój AM 3

Układ współrzędnych prostokątnych płaskich - "2000"
Układ wysokości - poziom odniesienia PL-Kron86-NH
Nie przeprowadzono badania Książ Wieczystych pod
względem ustalenia obciążeń służebności gruntową.
Nie wyklucza się istnienia sieci uzbrojenia podziemnego,
o których brak jest informacji w instytutach branżowych.
Aktualizację terenu określonego grubą linią w treści
nazimnej i podziemnej wykonął geodeta uprawniony
Ireneusz Kaczor. Granice i numery działek
wkreślono z operatu ewidencji gruntów.
Zlec. 194/2019

27 GRU. 2019

POŚWIADCZA SIĘ, ŻE NINIEJSZY
DOKUMENT ZOSTAŁ OPRACOWANY
W WYNIKU PRAC GEODEZYJNYCH
I KARTOGRAFICZNYCH KTORZYCH
REZULTATY ZAWIERA OBLICZENIA
TECHNICZNE WPISANE DO EWIDENCJI
MATERIAŁÓW PAŃSTWOWEGO ZAGOSPODAROWANIA TERENU
GEODEZYJNEGO I KARTOGRAFICZNEGO

STANISŁAW LUBAŃSKI
Powiatowy Ośrodek Dokumentacji
Geodezyjnej i Kartograficznej

Wzrost, ewid. mat. zespołu: 10.01.2020
data wpisu operatu tech. do ewid. mat. zespołu: 10.01.2020
nazwisko i podpis: Krzysztof Kozłowski
nazwisko i podpis: Krzysztof Kozłowski

ul. Sikorskiego 19, 65-454 Zielona Góra tel. (68) 451-85-86, fax (68) 451-85-85 e-mail: sekretariat@eskoconsulting.pl	ESKO Przedsiębiorstwo Inżynierii Środowiska Andrzej Baczmański
Obiekt:	Przelew burzowy wraz z wylotem ścieków burzowych do rzeki Kwisy z przepompowni ścieków ogólnospławnych przy ul. Bocznej w Świeradowie-Zdroju
Adres obiektu:	Dz.nr: 13, 30, obręb 021002_1, 0005, 5-Świeradów Zdrój
Tytuł rysunku:	Projekt zagospodarowania terenu
Nr rys:	1
Wykonawcy opracowania:	Nr uprawnień: Upr. bud. nr 212001/GW do proj. bez ograniczeń w spec. instalacyjnej
Projektował:	mgr inż. Bożena Baczmańska
Sprawił:	mgr inż. Małgorzata Kozłowska
	Data/podpis: 12.2020r.
	Data/podpis: 12.2020r.