



RZUT DACHU

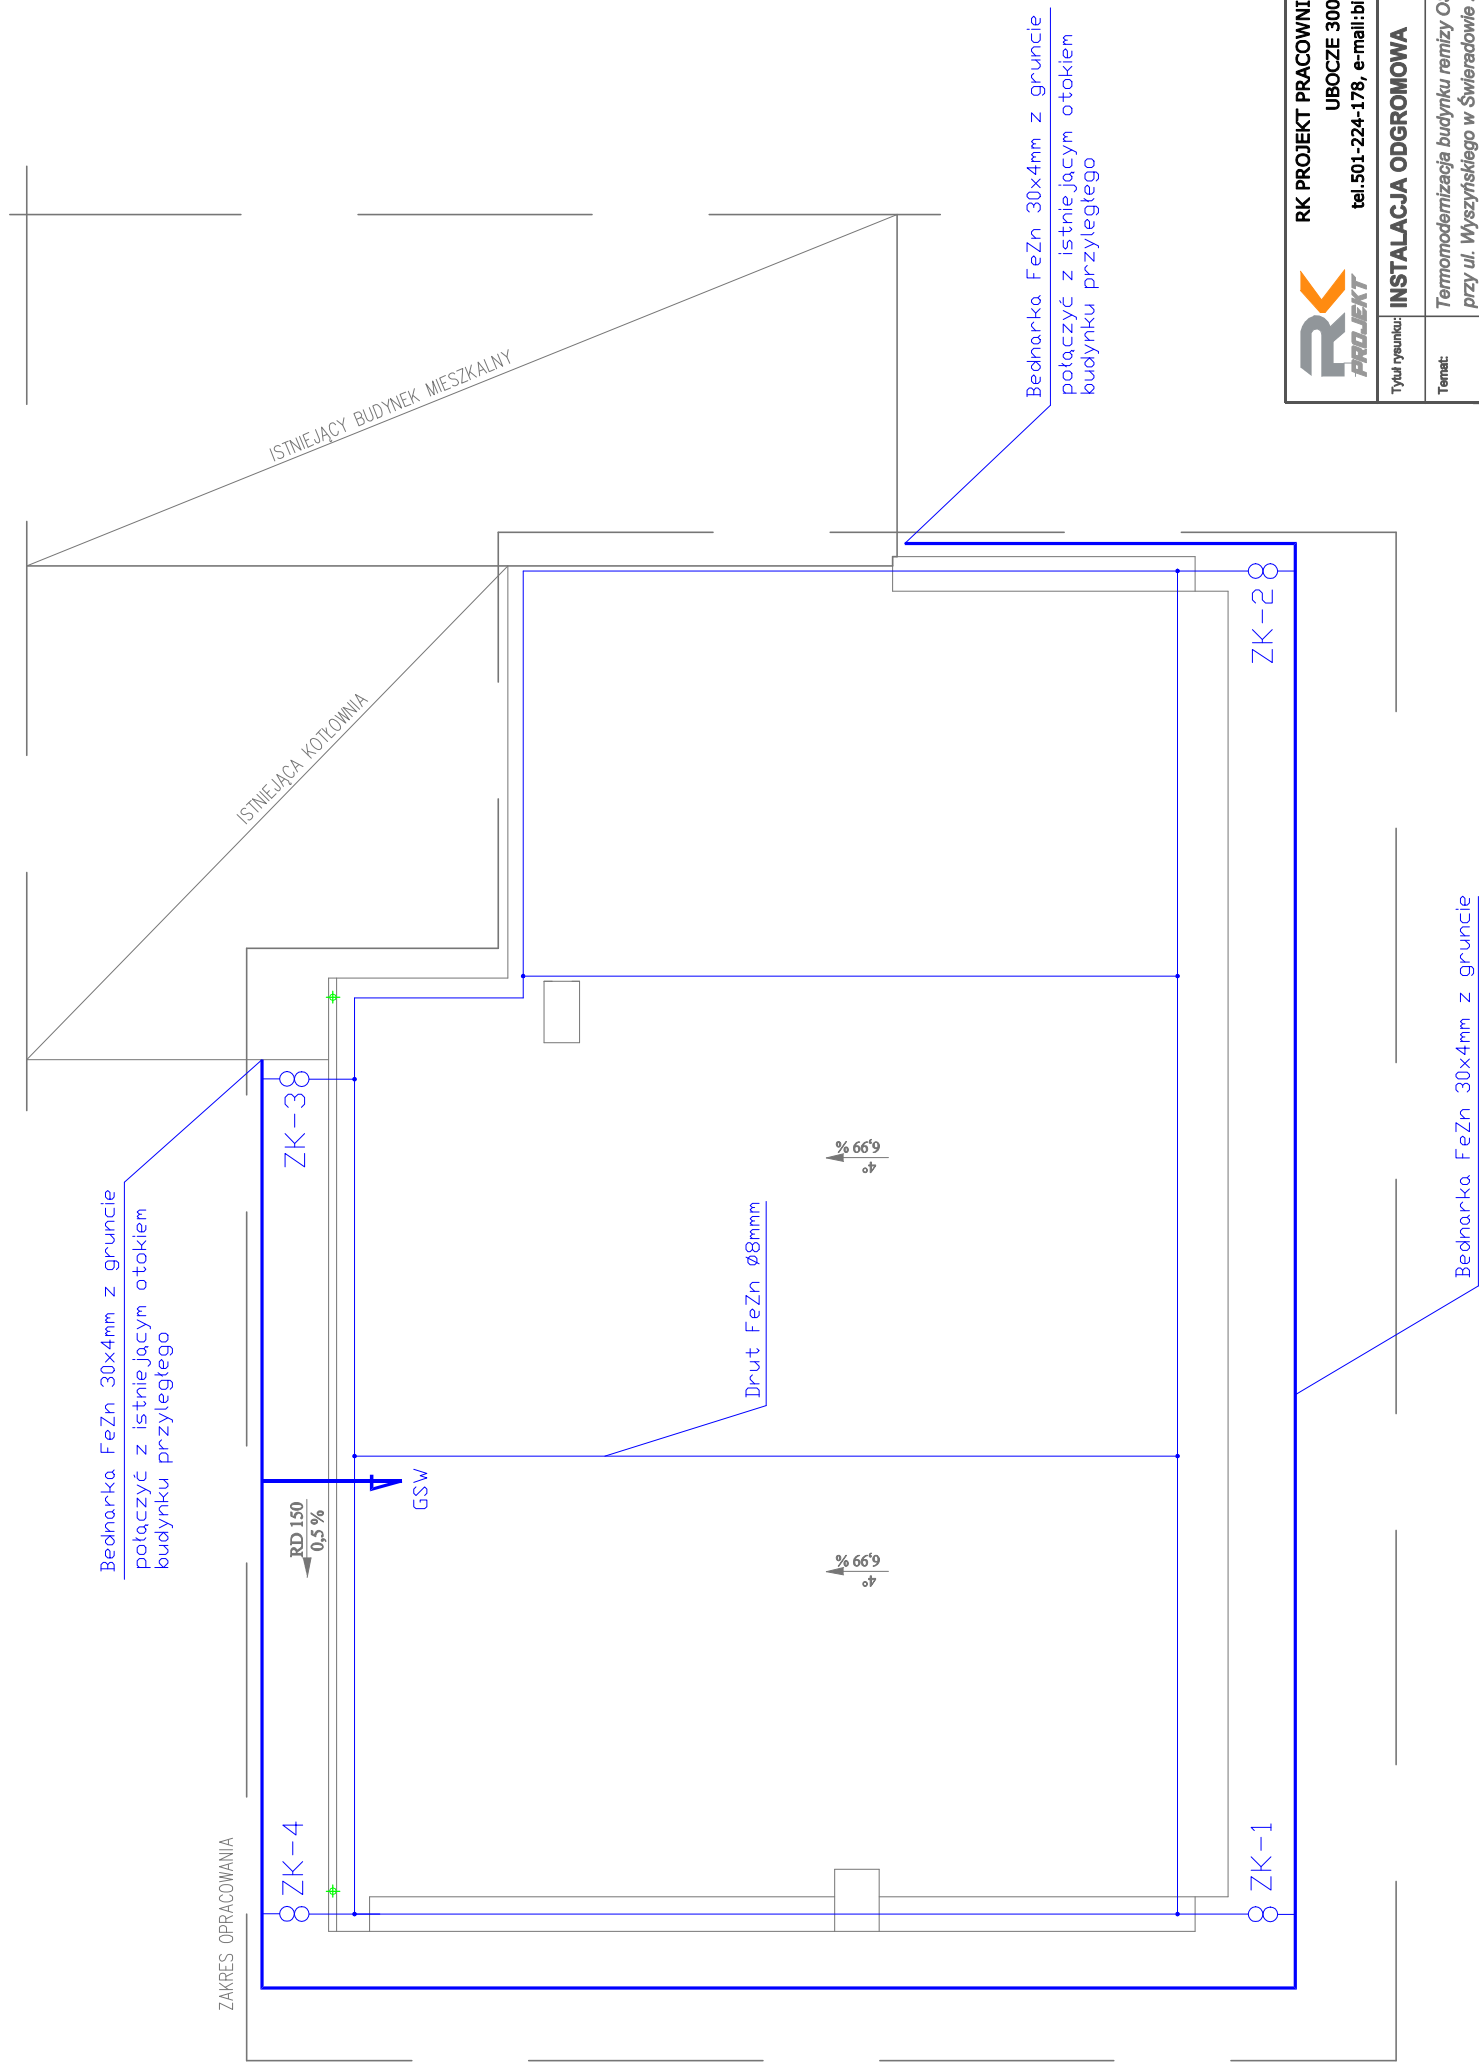

			RK PROJEKT PRACOWNIA PROJEKTOWA ROBERT KOPYTEK UBOCZE 300, 59-620 GRYFÓW ŚLĄSKI tel.501-224-178, e-mail:biuro@rkprojekt.pl,www.rkprojekt.pl		
INSTALACJA ODGROMOWA		Skala: 1:100			
Tytuł rysunku:					
Temat:	Termomodernizacja budynku remizy OSP przy ul. Wyszyńskiego w Świeradowie Zdrój				
Inwestor:	Gmina Miejska Świeradów Zdrój ul. 11 Listopada 35,59-850 Świeradów Zdrój				
Obiekt/adres:	Budynek usługowy działka nr 51/18 obręb 0004, ul. Kardynała S. Wyszyńskiego, 59-850 Świeradów Zdrój				
Projektował:	Nazwisko:	Uprawnienia:	Podpis:	Data: 20.06.2019	Format: A3
Opracował inżynier architekt					Nr rys.: 4E
Sprawdził: inżynier architekt					