



PROJEKT ZAGOSPODAROWANIA TERENU
SKALA 1:500

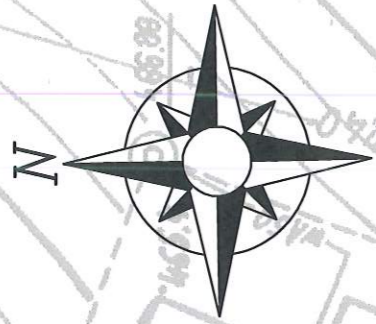


WĘZEL 1:

opasko-nawiertka do rur PE i PVC
z gwintem wewnętrznym 1" / Ø32

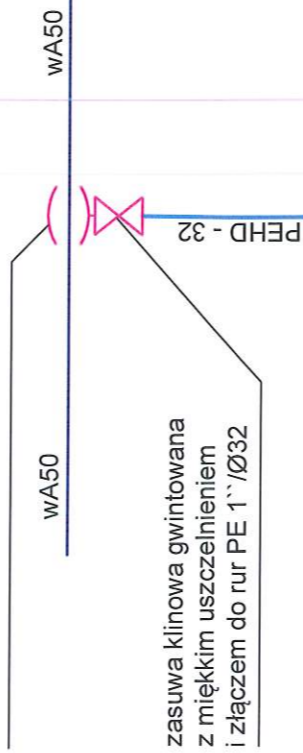

OZNACZENIA:

- istniejąca sieć kanalizacji sanitarnej ks200
- projektowane przyłącze kanalizacji sanitarnej Ø160
- istniejąca sieć wodociągowa wA50
- projektowane przyłącze wodociągowe PEHD Ø32
- granice działek
- numer działki ewidencyjnej
- istniejąca studzienka kanalizacyjna
- projektowana studzienka kanalizacji sanitarnej Ø425
- węzeł wodociagowy W1

 Biuro Projektów i Usług Budownictwa AJD PROJEKT 59-820 LEŚNA UL. KOŚCIUSZKI 5/2A	Numeracja rysunku:	01
	Skala rysunku:	1:500
	Stadium dokumentacji:	DOKUMENTACJA UPROSZCZONA
TEMAT RYSUNKU:	PROJEKT ZAGOSPODAROWANIA TERENU	
NAZWA ZADANIA:	BUDOWA PRZYŁĄCZA WODOCIĄGOWEGO I KANALIZACYJNEGO DLA NIERUCHOMOŚCI POŁOŻONEJ W ŚWIERADOWIE-ZDRÓJU PRZY ULICY OSIEDLOWEJ NA DZ. NR 63/2, AM-2, OBR 0005.	
ADRES: (LOKALIZACJA):	DZ. NR 63/1, 63/2, 64, OBR. 0005 AM-2 ŚWIERADÓW- ZDRÓJ	
INWESTOR: (ZAMAWIAJĄCY):	GMINA MIEJSKA ŚWIERADÓW- ZDRÓJ UL. 11 LISTOPADA 35, 59-850 ŚWIERADÓW- ZDRÓJ	
ZESPÓŁ AUTORSKI:	IMIĘ I NAZWISKO:	PÓDPIS:
PROJEKTANT:	mgr inż. Jerzy Dec uprawnienia do projektowania bez ograniczeń w specjalności instalacji sanitarnej nr 64/DOŚ/03 DOIŁB DOŚ/NM/0165/01	DATA: 28.11.2017 r.
ASYSTENT PROJEKTANTA:	inż. Ewa Rajszczak Rozwiązania zawarte w niniejszym opracowaniu stanowią własność FIRMY i mogą być stosowane, powielane oraz udostępniane osobom trzecim jedynie na podstawie pisemnego zezwolenia FIRMY z zastrzeżeniem wszelkich skutków prawnych	