




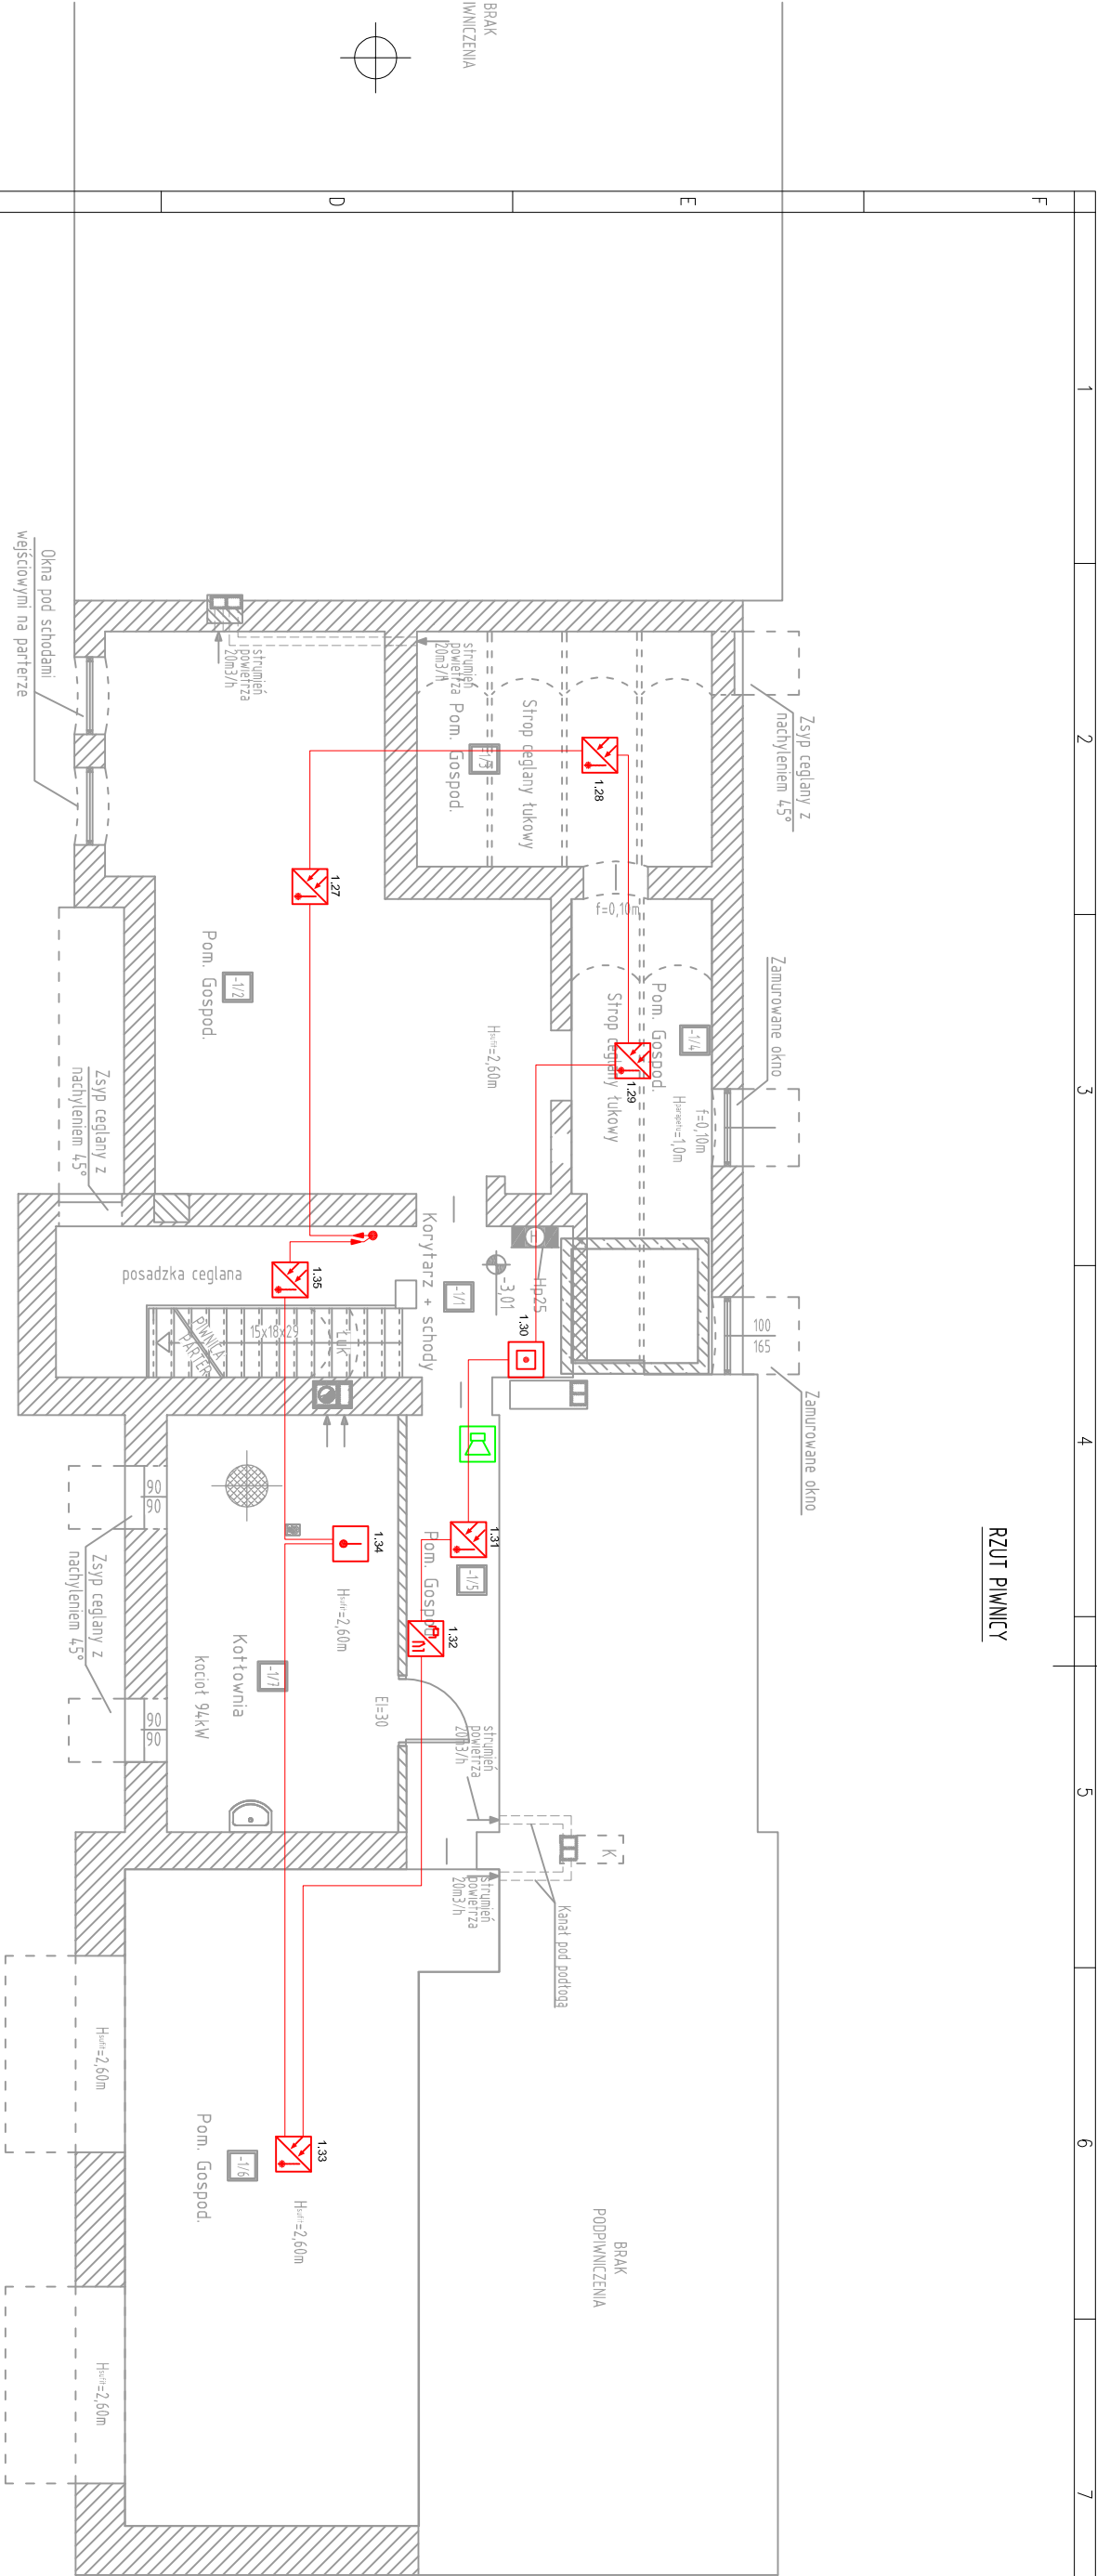

RZUT PIWNICY



LEGENDA:

SYSTEM SAP:

-  CZUJKA CIEPŁA Z GNIAZDEM
-  MULTISENSOR OPTYCZNO - TEMPERATUROWY Z GNIAZDEM
-  RĘCZNY OSTRZEGACZ POŻAROWY
-  SYGNALIZATOR DZWIĘKOWY Z PUSZKĄ

UWAGI:

- PRZEJŚCIA PRZEWODÓW PRZEZ GRANICE STREF POŻAROWYCH NALEŻY ZABEZPIECZYĆ MATERIAŁAMI O ODPOWIEDNIEJ WYTRZYMAŁOŚCI OGNIOWEJ
- PODŁĄCZENIA WSZYSTKICH URZĄDZEŃ WYKONAĆ ZGODNIE Z DTR, ORAZ W POROZUMIENIU Z DOSTAWCAMI POSZCZEGÓLNYCH URZĄDZEŃ.
- RYSUNEK ROZPATRYWAĆ ŁĄCZNIE Z RYSUNKIEM ARCHITEKTONICZNYM.

Zestawienie pomieszczeń – BUDYNEK DWORCA			
PIWNICA			
Nr	Nazwa	Pow. netto	Podłoga
-1/1	Korytarz + schody	15,72	Płytki ceramiczne
-1/2	Pom. Gospod.	38,59	Płytki ceramiczne
-1/3	Pom. Gospod.	14,07	Płytki ceramiczne
-1/4	Pom. Gospod.	12,81	Płytki ceramiczne
-1/5	Pom. Gospod.	7,84	Płytki ceramiczne
-1/6	Pom. Gospod.	40,84	Płytki ceramiczne
-1/7	Kotłownia	19,54	Płytki ceramiczne
Łącznie		149,41	

CAD projekt Robert Wierczkowski		INWESTOR: Urząd Miasta ul. 11 Listopada 35 59-850 Świeradów Zdrój		TYTUŁ RYSUNKU: Instalacja SSP i oddymiania kl. sch. – piwnica		SKALA: 1:100
ul. Montuski 10A 59-800 Lubiąż tel. 71 55 25		OBJEKT/ADRES: Adaptacja budynku byłego dworca kolejowego wraz z otoczeniem na centrum muzealno-kulturalne w Świeradowie-Zdroju dz. nr k.2, 31, A.1.3, obr. 0005 Świeradów Zdrój		PROJEKTANT: mgr inż. Łukasz Burzała mgr inż. Krzysztof Zawadzki mgr inż. Krzysztof Zawadzki		PODPIS: NR RYSUNKU: 13/E
				DATA: 02.2016		