


RZUT PIWNICY

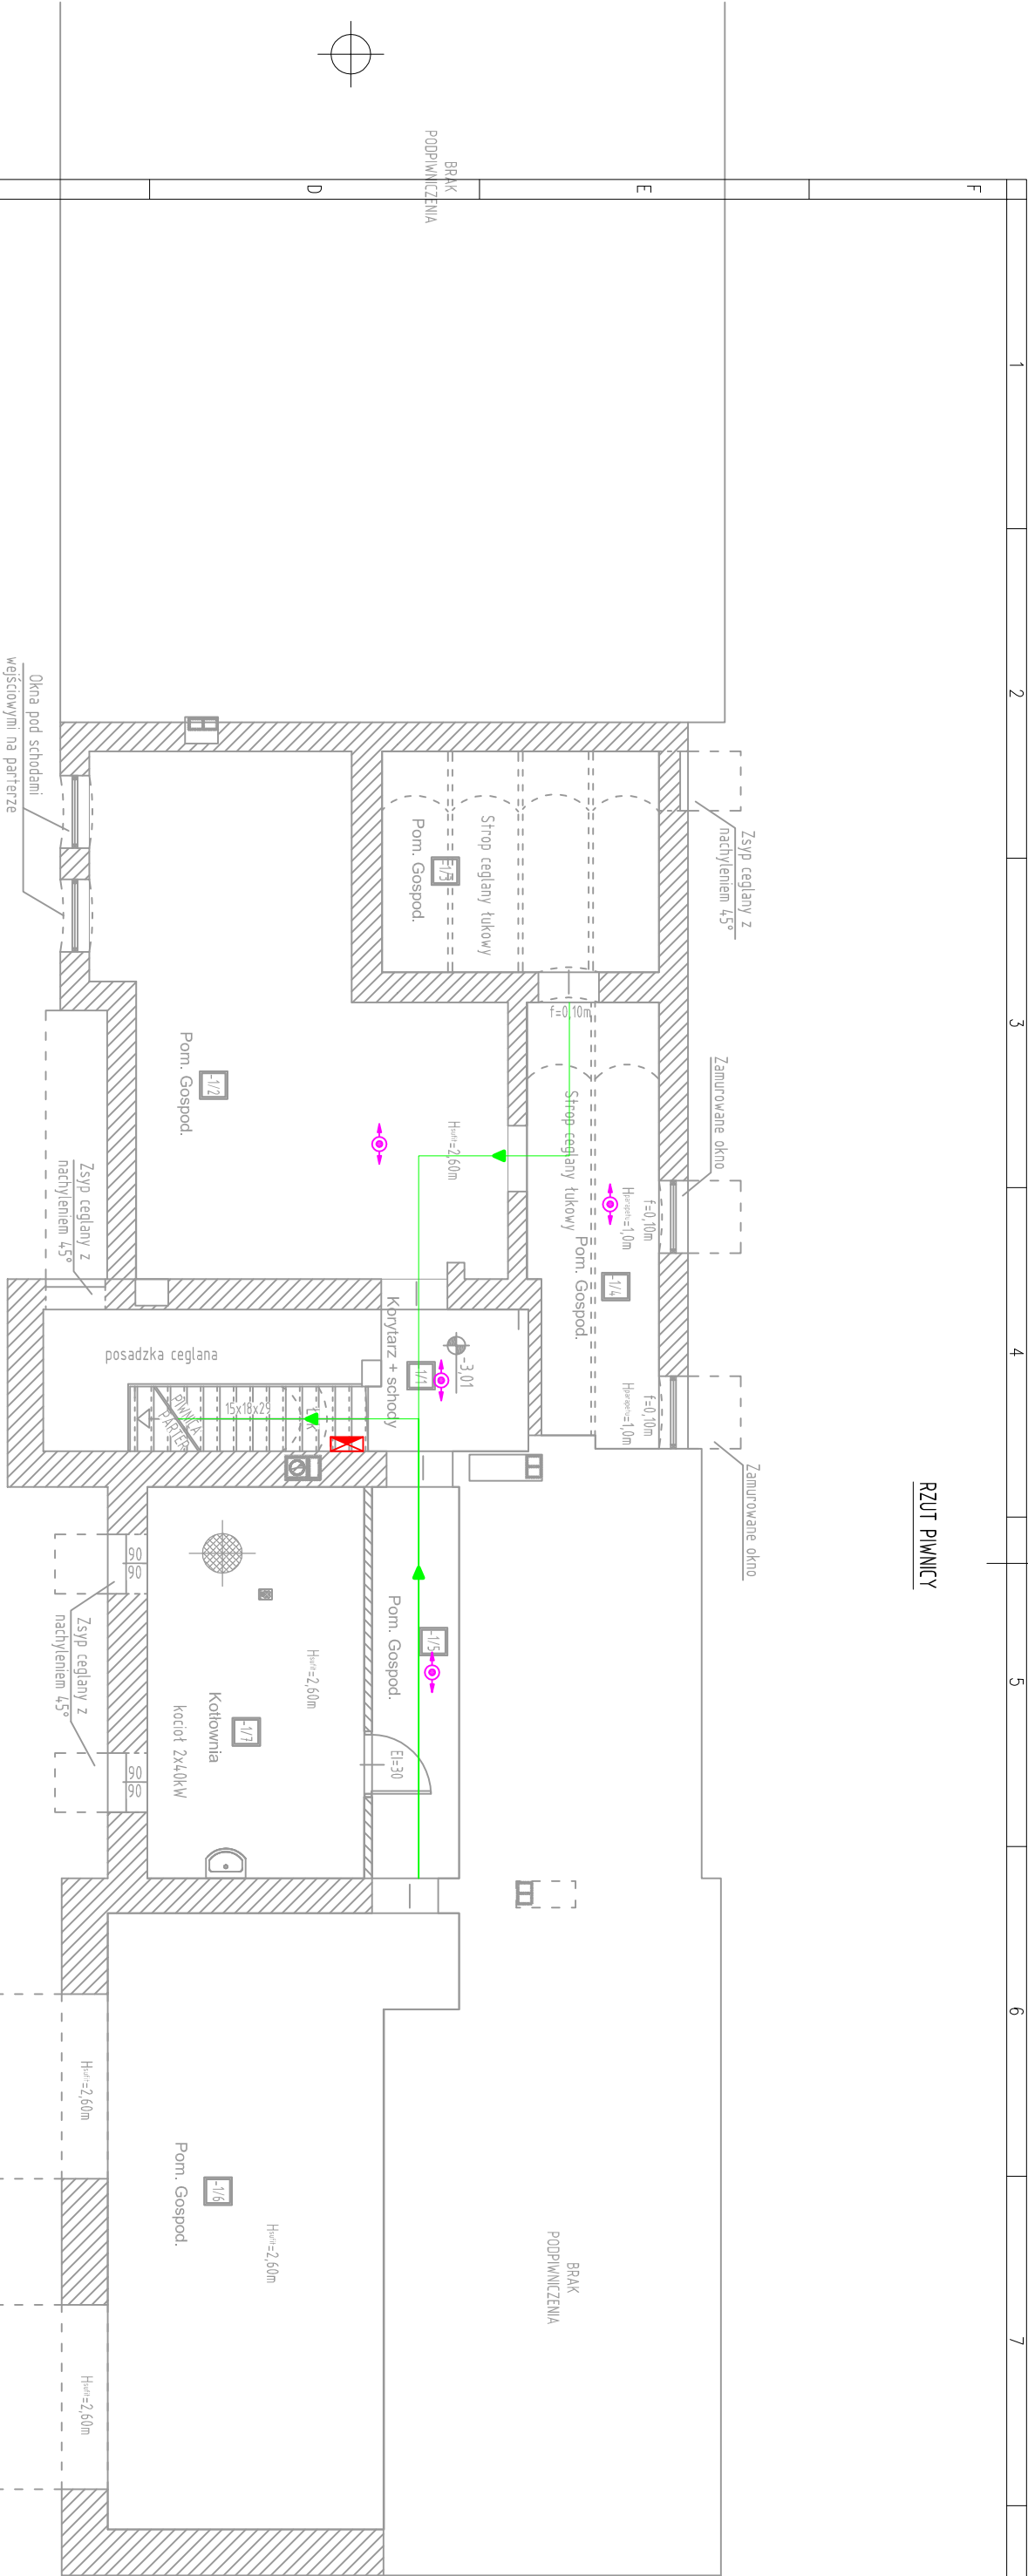

LEGENDA OPRAW AWARYJNYCH-EWAKUACYJNYCH:

- Oprawa kierunkowa jednostronna, naścienna
- Oprawa doświetlająca, nasufitowa

UWAGI:

- PRZEJŚCIA PRZEWODÓW PRZEZ GRANICE STREF POŻAROWYCH NALEŻY ZABEZPIECZYĆ MATERIAŁAMI O ODPWIEDNIEJ WYTRZYMAŁOŚCI OGNIOWEJ ATESTOWANYMI P.POŻ.
- PO ZAMONTOWANIU OPRAW KIERUNKOWYCH NALEŻY OKLEIĆ JE ODPWIEDNIMI PIKTOGRAMAMI.
- EWENTUALNE BRAKI W OZNAKOWANIU DRÓG EWAKUACYJNYCH UZUPEŁNIĆ PIKTOGRAMAMI FOTOLUMINESCENCYJNYMI.
- PODŁĄCZENIA WSZYSTKICH URZĄDZEŃ WYKONAĆ ZGODNIE Z DTR, ORAZ W POROZUMIENIU Z DOSTAWCAMI POSZCZEGÓLNYCH URZĄDZEŃ.
- TYPY OPRAW OŚWIETLENIOWYCH W PROJEKCIE WYKONAWCZYM, DOBÓR OPRAW WYKONAĆ NA PODSTAWIE WYKONANYCH UPRZEDNIO OBLICZEŃ NATĘŻENIA OŚWIETLENIA, STOSUJĄC SIĘ DO WYMOGÓW NORMOWYCH.

Zestawienie pomieszczeń – BUDYNEK DWORCA			
PIWNICA			
Nr	Nazwa	Pow. netto	Podłoga
-1/1	Korytarz + schody	15,72	Płytki ceramiczne
-1/2	Pom. Gospod.	38,59	Płytki ceramiczne
-1/3	Pom. Gospod.	14,07	Płytki ceramiczne
-1/4	Pom. Gospod.	12,81	Płytki ceramiczne
-1/5	Pom. Gospod.	7,84	Płytki ceramiczne
-1/6	Pom. Gospod.	40,84	Płytki ceramiczne
-1/7	Kotłownia	19,54	Płytki ceramiczne
Łącznie		149,41	

CAD projekt

Robert Wierczkowski

ul. Montuski 10A

59-800 Lubiąż

tel. 71 55 25

INWESTOR:

Urząd Miasta

ul. 11 Listopada 35

59-850 Świeradów Zdrój

PROJEKTANT:

mgr inż. Łukasz Burzała

upr. nr 146/05/13, 005/E/028/13

mgr inż. Krzysztof Zawadzki

upr. nr 113/05/13, 005/E/028/13

TYTUŁ RYSUNKU:

Instalacje oświetlenia awaryjnego - piwnica

SKALA:

1:100

OBJEKT/ADRES:

Adaptacja budynku byłego dworca kolejowego wraz z otoczeniem na centrum muzealno-kulturalne w Świeradowie-Zdroju

dz. nr k.1, 31 A/13, obr. 0005 Świeradów Zdrój

PODPIS:

NR RYSUNKU:

9/E